


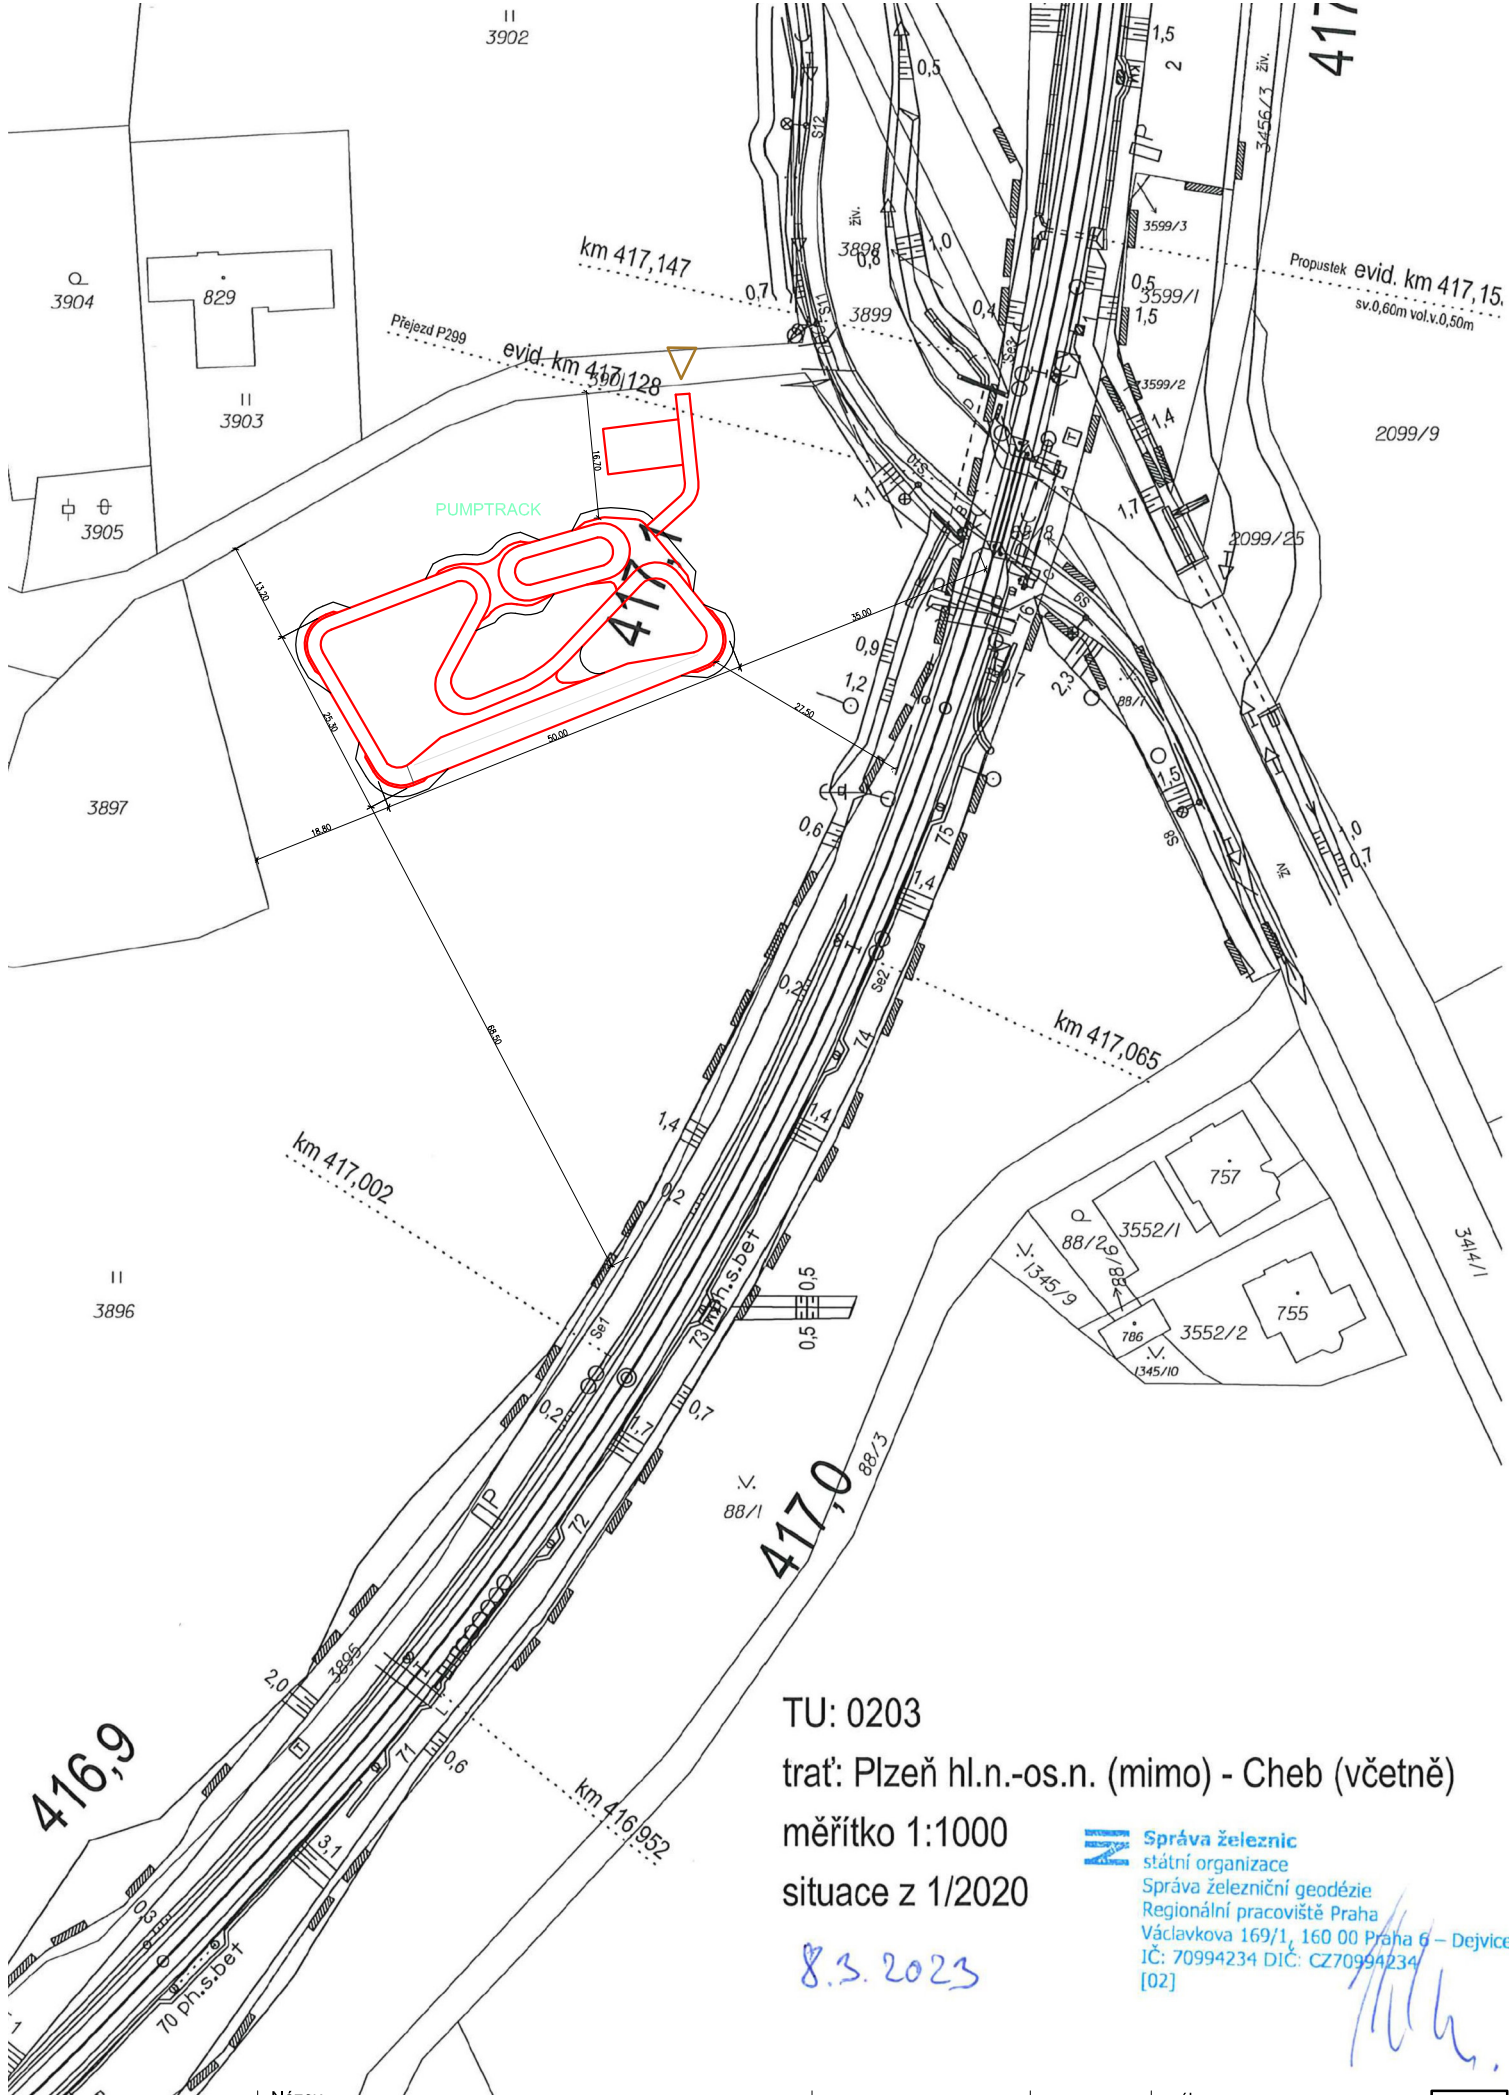

TU: 0203

trať: Plzeň hl.n.-os.n. (mimo) - Cheb (včetně)

měřítko 1:1000

situace z 1/2020

8.3.2023



Správa železnic
státní organizace

Správa železniční geodézie
Regionální pracoviště Praha

Václavkova 169/1, 160 00 Praha 6 – Dejvice
IČ: 70994234 DIČ: CZ70994234
[02]

Název:

PUMPTRACK CHODOVÁ PLANÁ

k. ú. Chodová Planá, parc. č. 3896

Stavebník:

Městys Chodová Planá

projektant:

ing. Josef Dytrch

vypracoval:

ing. Michal Severa

datum:

03/2023

měřítko:

1:1000

výkres:

**katastrální situace
zákres do železniční
mapy**

č.výkr.

C4