


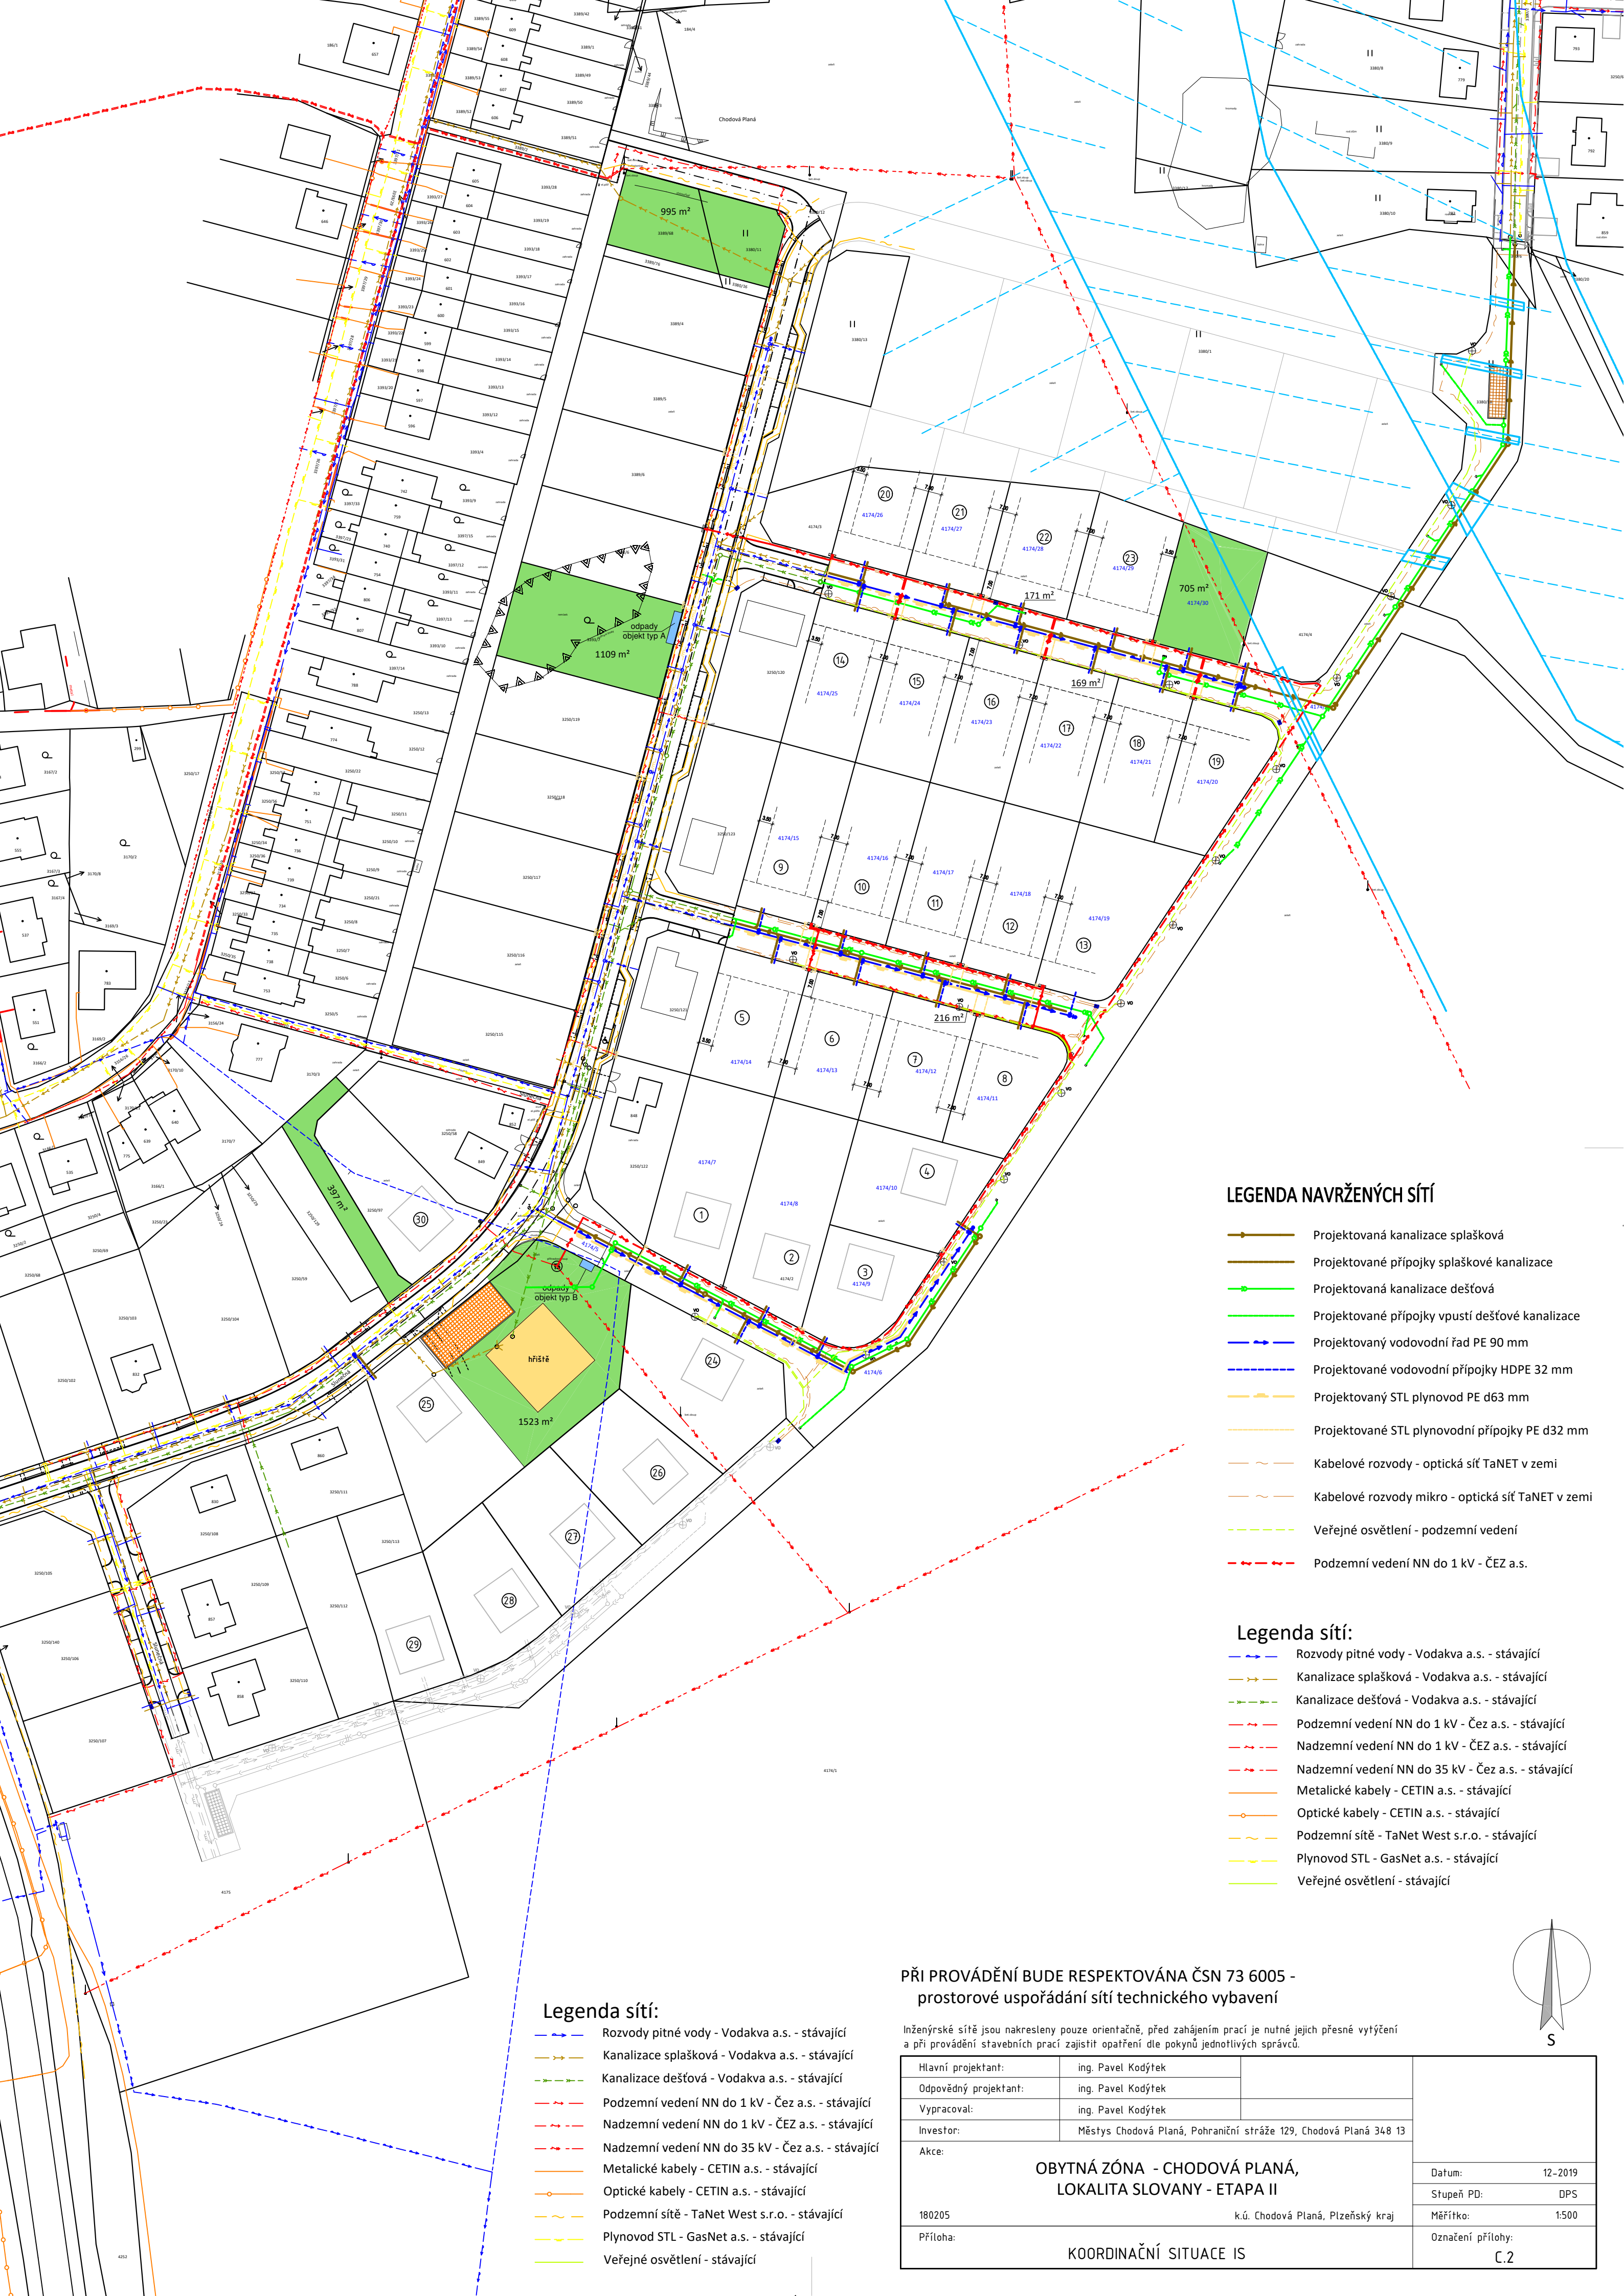

LEGENDA NAVRŽENÝCH SÍTÍ

- Projektovaná kanalizace splašková
- Projektované přípojky splaškové kanalizace
- Projektovaná kanalizace dešťová
- Projektované přípojky vpustí dešťové kanalizace
- Projektovaný vodovodní řad PE 90 mm
- Projektované vodovodní přípojky HDPE 32 mm
- Projektovaný STL plynovod PE d63 mm
- Projektované STL plynovodní přípojky PE d32 mm
- Kabelové rozvody - optická síť TaNet v zemi
- Kabelové rozvody mikro - optická síť TaNet v zemi
- Veřejné osvětlení - podzemní vedení
- Podzemní vedení NN do 1 kV - ČEZ a.s.

Legenda sítí:

- Rozvody pitné vody - Vodakva a.s. - stávající
- Kanalizace splašková - Vodakva a.s. - stávající
- Kanalizace dešťová - Vodakva a.s. - stávající
- Podzemní vedení NN do 1 kV - Čez a.s. - stávající
- Nadzemní vedení NN do 1 kV - ČEZ a.s. - stávající
- Nadzemní vedení NN do 35 kV - Čez a.s. - stávající
- Metalické kabely - CETIN a.s. - stávající
- Optické kabely - CETIN a.s. - stávající
- Podzemní sítě - TaNet West s.r.o. - stávající
- Plynovod STL - GasNet a.s. - stávající
- Veřejné osvětlení - stávající

Legenda sítí:

- Rozvody pitné vody - Vodakva a.s. - stávající
- Kanalizace splašková - Vodakva a.s. - stávající
- Kanalizace dešťová - Vodakva a.s. - stávající
- Podzemní vedení NN do 1 kV - Čez a.s. - stávající
- Nadzemní vedení NN do 1 kV - ČEZ a.s. - stávající
- Nadzemní vedení NN do 35 kV - Čez a.s. - stávající
- Metalické kabely - CETIN a.s. - stávající
- Optické kabely - CETIN a.s. - stávající
- Podzemní sítě - TaNet West s.r.o. - stávající
- Plynovod STL - GasNet a.s. - stávající
- Veřejné osvětlení - stávající

PŘI PROVÁDĚNÍ BUDE RESPEKTOVÁNA ČSN 73 6005 -
prostorové uspořádání sítí technického vybavení

Inženýrské sítě jsou nakresleny pouze orientačně, před zahájením prací je nutné jejich přesné vytýčení a při provádění stavebních prací zajistit opatření dle pokynů jednotlivých správců.

Hlavní projektant:	ing. Pavel Kodýtek	OBYTNÁ ZÓNA - CHODOVÁ PLANÁ, LOKALITA SLOVANY - ETAPA II	Datum: 12-2019				
Odpovědný projektant:	ing. Pavel Kodýtek			Stupeň PD: DPS			
Vypracoval:	ing. Pavel Kodýtek				Měřítko: 1:500		
Investor:	Městys Chodová Planá, Pohraniční stráž 129, Chodová Planá 348 13					Označení přílohy: C.2	
Akce:	180205 k.ú. Chodová Planá, Plzeňský kraj						
Příloha:							KOORDINAČNÍ SITUACE IS