


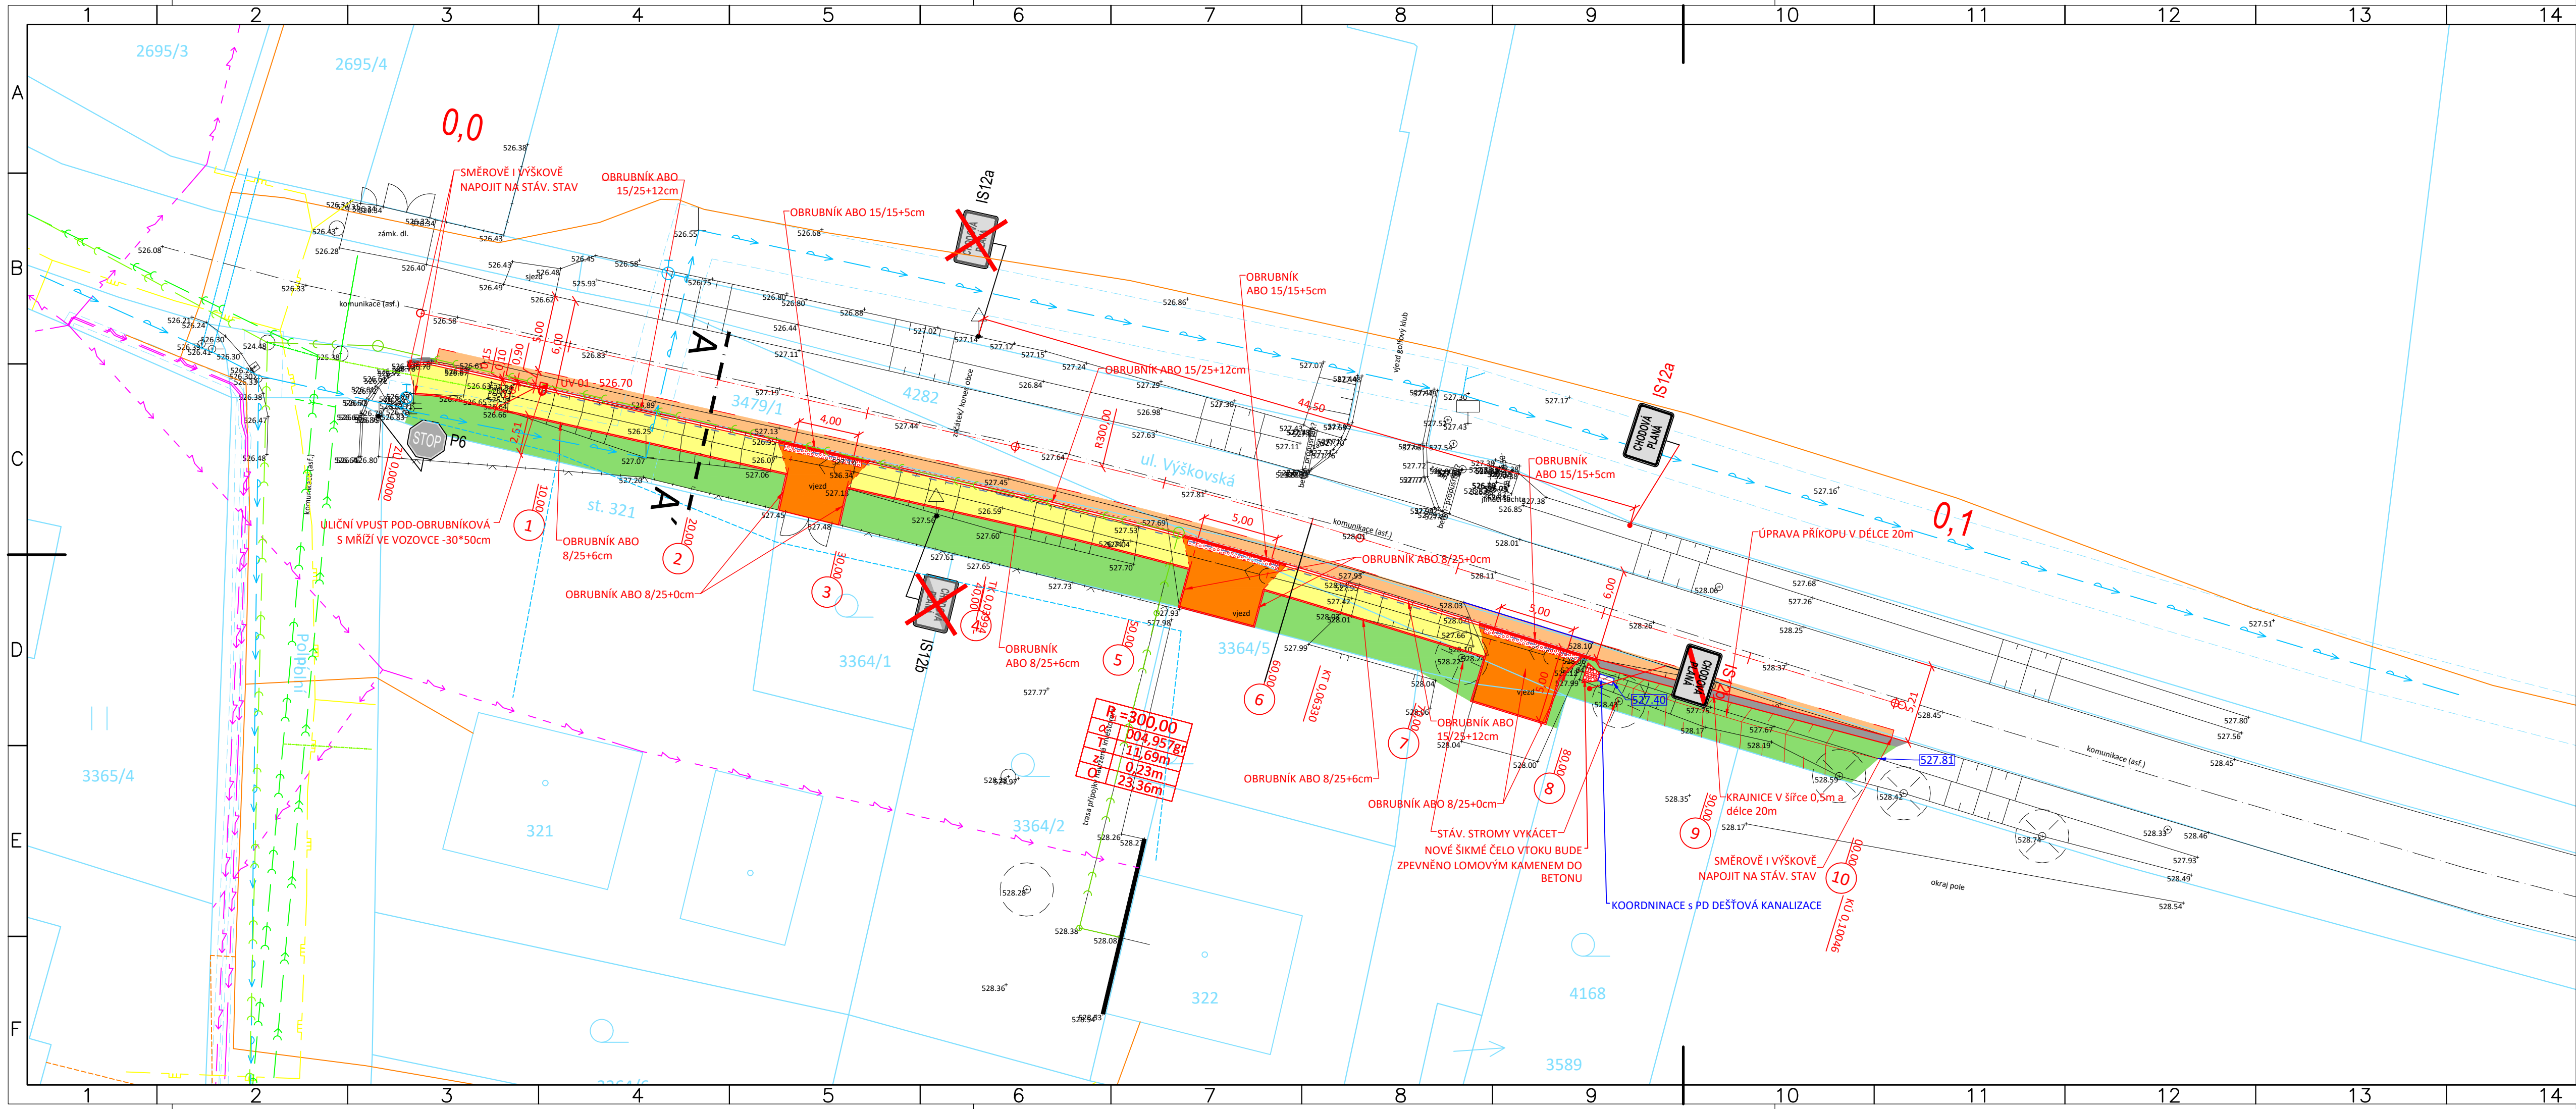

LEGENDA PLOCH:


- KOMUNIKACE - ASFALT
- SJEZDY- BET.DL. V TL. 80 mm
- CHODNÍK- BET.DL. V TL. 60 mm
- KRAJNICE
- TERÉNNÍ ÚPRAVY/REKULTIVACE, TRAVNATÉ PLOCHY
- RELIÉFNÍ DLAŽBA
- PRACOVNÍ SPÁRA
- PŘÍDLAŽBA - BET.DL. V TL. 80 mm

LEGENDA ČAR:

- GEODETICKÉ ZAMĚŘENÍ
- KATASTRÁLNÍ HRANICE (VNĚJŠÍ)
- KATASTRÁLNÍ HRANICE (VNITŘNÍ)
- KATASTR věcná břemena
- NOVÝ STAV
- OSA KOMUNIKACE
- OBRUBNÍK ABO 15/25
- OBRUBNÍK ABO snížený
- OBRUBNÍK přechodový
- OBRUBNÍK ABO 8/25
- DRENÁŽ PVC DN 100

LEGENDA SYMBOLŮ:

- DOPRAVNÍ ZNAČKA
- STROM
- ŠOUPĚ - VODA
- ŠACHTA BEZ ROZLIŠENÍ
- ULIČNÍ VPUST
- OZNAČNÍK
- VSTUP

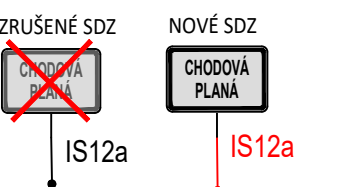

POZN1: PD PŘEDPOKLÁDÁ ULOŽENÍ INŽENÝRSKÝCH SÍTÍ DLE NORMY ČSN 73 6005 "PROSTOROVÉ USPOŘÁDÁNÍ SÍTÍ." AUTOR PD NEPŘEBÍRÁ ZODPOVĚDNOST ZA PŘÍPADNÉ KOLIZE S INŽENÝRSKÝMI SÍTĚMI V PŘÍPADĚ ŽE TOTO ZAŘÍZENÍ NEBUDE ULOŽENO DLE ČSN 73 6005 NEBO JINAK, NEŽ DLE PŘEDANÝCH ZÁKRESŮ.  
POZN2: POKLOPY ŠACHT, ULIČNÍCH VPUSTŮ, ŠOUPATA, HYDRANTY A JINÉ ARMATURY BUDOU VÝŠKOVĚ UPRAVENY DO NOVÉ NIVELETY, V MÍSTĚCH KOLIZE S OBRUBOU BUDOU OBRUBY PŘERUŠENY, NEBO V NICH BUDE VYVRŽNUT VÝKLENEK  
POZN3: V MÍSTĚCH NAPOJENÍ NA STÁVAJÍCÍ STAV NAPOJIT NOVÉ KONSTRUKCE PLYNULE  
POZN4: SOUŘADNICOVÝ SYSTÉM: S-ITSK VÝŠKOVÝ SYSTÉM: Bpv

|                                                                                                                                                                                      |  |                                                                                                                           |  |                                         |  |
|--------------------------------------------------------------------------------------------------------------------------------------------------------------------------------------|--|---------------------------------------------------------------------------------------------------------------------------|--|-----------------------------------------|--|
|  <div>PROJEKČNÍ KANCELÁŘ</div>                                                                    |  | <div>Bc. Michal Pašava</div> <div>Projektová činnost ve výstavbě</div> <div>Inženýrské, dopravní a gabionové stavby</div> |  | <div>Otisk autorizačního razítka:</div> |  |
| Projektant:                                                                                                                                                                          |  | Zodpovědný projektant:                                                                                                    |  | HIP projektant:                         |  |
| Michael Štátný                                                                                                                                                                       |  | Bc. Michal Pašava                                                                                                         |  | Ing. Pavel Kodýtek                      |  |
| Kraj: Plzeňský                                                                                                                                                                       |  | MěÚ:                                                                                                                      |  | Chodová Planá                           |  |
| Objednatel: Městys Chodová Planá, Pohraniční stráž 129, 348 13 Chodová Planá                                                                                                         |  |                                                                                                                           |  | Datum: 09/2023                          |  |
| Akce:                                                                                                                                                                                |  | Chodník v ul. Výškovská, Chodová Planá                                                                                    |  | Číslo zakázky: 2023-32                  |  |
|                                                                                                                                                                                      |  |                                                                                                                           |  | Měřítko: 1 : 250                        |  |
|                                                                                                                                                                                      |  |                                                                                                                           |  | Číslo přílohy: D.1.2                    |  |
| SO:                                                                                                                                                                                  |  | Objekty pozemních komunikací - SO 101                                                                                     |  | Stupeň:                                 |  |
| Příloha:                                                                                                                                                                             |  | Situace dopravního řešení                                                                                                 |  | DÚR+DSP+PDPs                            |  |
| Office: Březinova 18/13, 350 02 Cheb, mob: 774 406 880, email: pasava@idgdesign.cz, idgdesign.cz, IČ: 06497381, DIČ: CZ06497381 / Bc. Michal Pašava: IČ: 73794775, DIČ: CZ8308311825 |  |                                                                                                                           |  |                                         |  |