


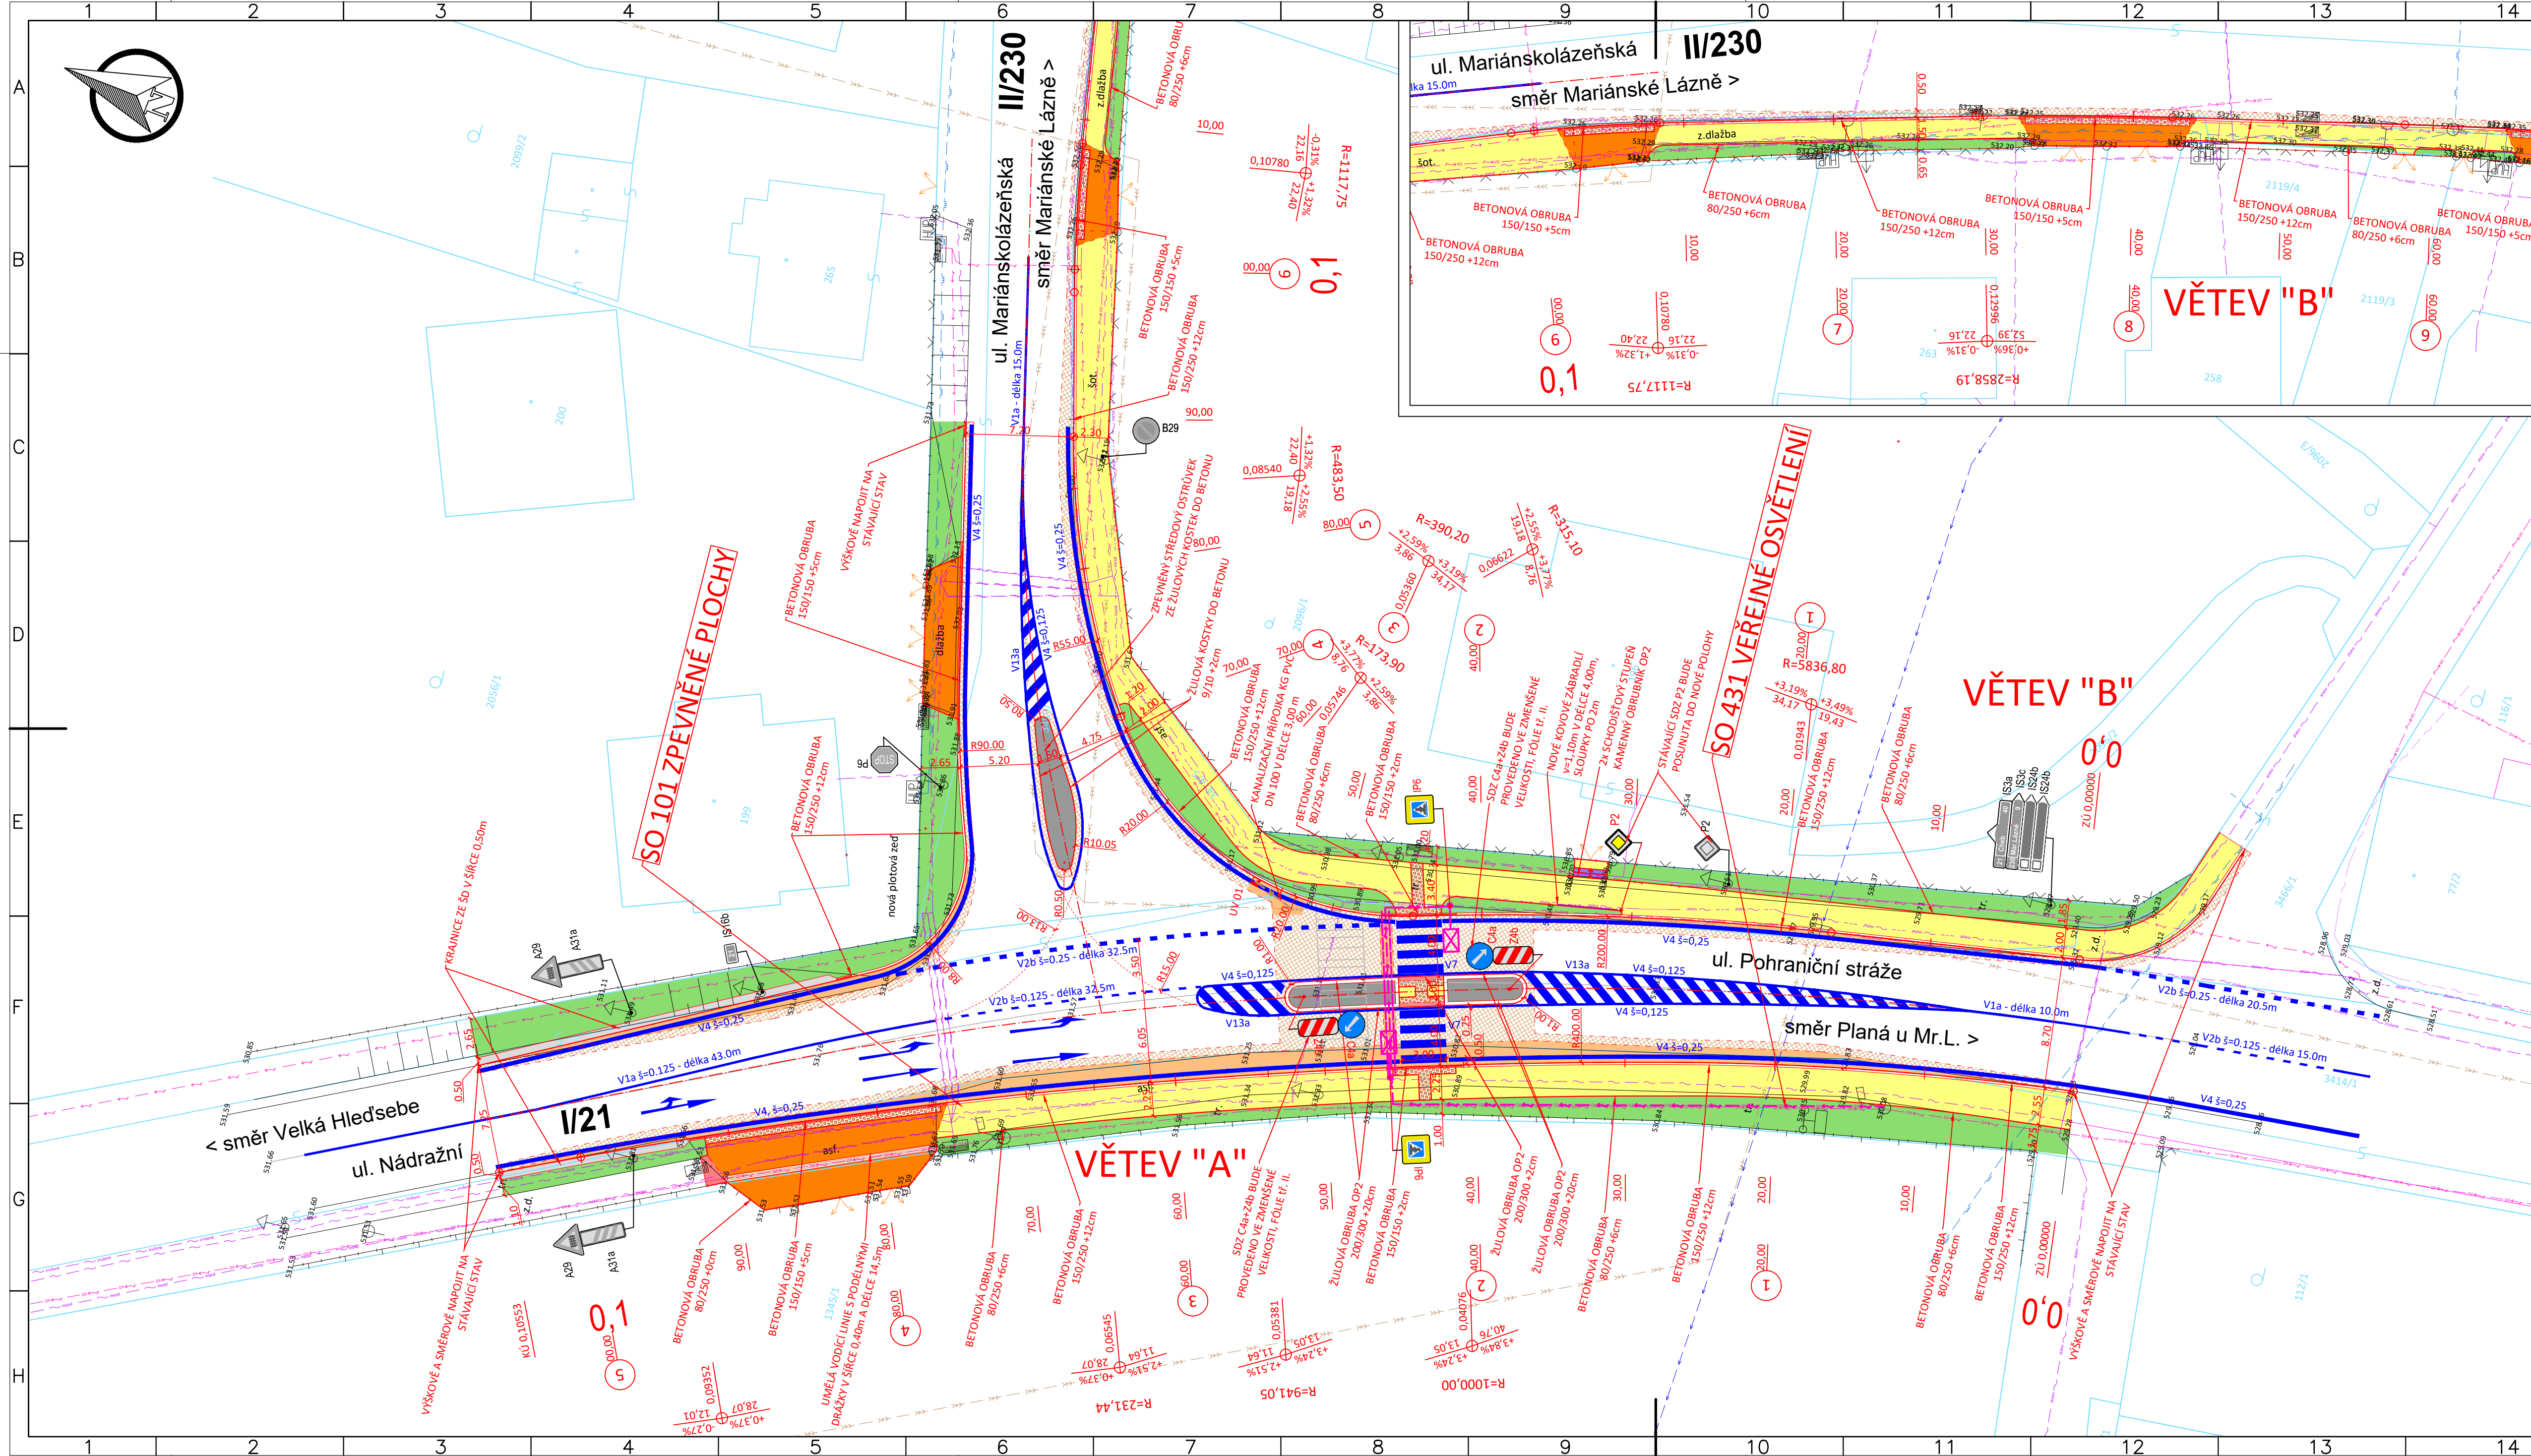

LEGENDA PLOCH:

- KOMUNIKACE - ASFALT - CELÁ KCE
- KOMUNIKACE - OBRUSNÁ ASF. VRSTVA
- STŘEDOVÝ OSTRŮVEK
- ŽULOVÉ KOSTKY 9/10
- SJEZDY - BET.DL. V TL. 80 mm
- CHODNÍK - BET.DL. V TL. 60 mm
- CHODNÍK - ASFALTOVÝ
- SCHODIŠTĚ
- RELIEFNÍ DLAŽBA
- TERÉNNÍ ÚPRAVY/REKULTIVACE, TRAVNATÉ PLOCHY

LEGENDA STÁV. SYMBOLŮ:

- SLOUP
- LAMPA
- DOPRAVNÍ ZNAČKA
- PRIS
- VRATA, VJEZD
- ŠOUPĚ - VODA
- ŠOUPĚ - PLYN
- ŠACHTA BEZ ROZLIŠENÍ
- ULIČNÍ VPUŠT
- STROM
- STÁVAJÍCÍ SDZ
- NOVÉ SDZ

ČLENĚNÍ OBJEKTŮ:

- D.1 OBJEKTY POZEMNÍCH KOMUNIKACÍ
- 101 - ZPEVNĚNÉ PLOCHY
- D.2 - OBJEKTY VEŘEJNÉHO OSVĚTLENÍ
- 431 - NASVĚTLENÍ PŘECHODU PRO CHODCE

LEGENDA ČAR:

- GEODETICKÉ ZAMĚŘENÍ
- KATASTRÁLNÍ HRANICE (VNĚJŠÍ)
- KATASTRÁLNÍ HRANICE (VNITŘNÍ)
- NOVÝ STAV
- OBRUBNÍK ABO 15/25 / KAMENNÝ OP2
- OBRUBNÍK ABO / KAMENNÝ snížený
- OBRUBNÍK přechodový
- OBRUBNÍK ABO 8/25
- VDZ NOVÉ
- KOVOVÉ ZÁBRADLÍ

STÁVAJÍCÍ INŽENÝRSKÉ SÍTĚ:

- ELEKTRO NN ZEMNÍ - ČEZ DISTRIBUCE
- ELEKTRO NN NADZEMNÍ - ČEZ DISTRIBUCE
- KANALIZACE JEDNOTNÁ - VODÁRNY A KANALIZACE K.VARY
- VODOVOD - VODÁRNY A KANALIZACE K.VARY
- VEŘEJNÉ OSVĚTLENÍ ZEMNÍ - ČEZ ENERGETICKÉ SLUŽBY
- SDĚLOVACÍ KABEL ZEMNÍ OPTICKÝ - CETIN
- SDĚLOVACÍ KABEL ZEMNÍ METALICKÝ NEZAMĚŘENÝ - CETIN
- SDĚLOVACÍ KABEL ZEMNÍ METALICKÝ ZAMĚŘENÝ - CETIN
- SDĚLOVACÍ KABEL ZEMNÍ, NEPROVOZOVANÝ - CETIN
- PLYNOVOD STL - GasNet
- SDĚLOVACÍ KABEL ZEMNÍ OPTICKÝ - TaNET

NOVÉ INŽENÝRSKÉ SÍTĚ:

- PŘÍPOJKA DEŠŤOVÉ KANALIZACE - NOVÁ
- VEŘEJNÉ OSVĚTLENÍ - NOVÉ
- CHRÁNIČKA VO

POZN1: PD PŘEDPOKLÁDÁ ULOŽENÍ INŽENÝRSKÝCH SÍTÍ DLE NORMY ČSN 73 6005 "PROSTOROVÉ USPOŘÁDÁNÍ SÍTÍ." AUTOR PD NEPŘEBÍRÁ ZODPOVĚDNOST ZA PŘÍPADNÉ KOLIZE S INŽENÝRSKÝMI SÍTĚMI V PŘÍPADĚ ŽE TOTO ZAŘÍZENÍ NEBUDE ULOŽENO DLE ČSN 73 6005 NEBO JINAK, NEŽ DLE PŘEDANÝCH ZÁKRESŮ.
POZN2: POKLOPY ŠACHT, ULIČNÍCH VPUŠTÍ, ŠOUPATA, HYDRANTY A JINÉ ARMATURY BUDOU VÝŠKOVĚ UPRAVENY DO NOVÉ NIVELETY, V MÍSTĚCH KOLIZE S OBRUBOU BUDOU OBRUBY PŘERUŠENY, NEBO V NICH BUDE VÝRŽNUT VÝKLENEK
POZN3: V MÍSTĚCH NÁPOJENÍ NA STÁVAJÍCÍ STAV NÁPOJIT NOVÉ KONSTRUKCE PLYNULÉ
POZN4: SOUŘADNICOVÝ SYSTÉM: S-JTSK VÝŠKOVÝ SYSTÉM: Bpv

 PROJEKČNÍ KANCELÁŘ		Bc. Michal Pašava Projektová činnost ve výstavbě Inženýrské, dopravní a gabionové stavby		Otisk autorizačního razítka:	
Projektant:		Zodpovědný projektant:		HIP projektant:	
dle profesí		dle profesí		Bc. Michal Pašava	
Kraj:	Plzeňský	MěÚ:	Chodová Planá		
Objednatel:		Městys Chodová Planá, Pohraniční stráž 129, 348 13 Chodová Planá			Datum: 04/2018
Akce:		Chodník a přechod pro chodce u školy - Chodová Planá, ul. Pohraniční stráž			Číslo zakázky 2016-52 Měřítko: 1 : 250 Číslo přílohy: B.2
SO:				Stupeň:	Paré číslo:
Příloha:	Koordinační situace stavby			PDPS	
Office: Březinova 18/13, 350 02 Cheb, mob: 774 406 860, email: info@idgpro.cz, www.IDGpro.cz - IČ: 737 94 775, DIČ: CZ308311825					