



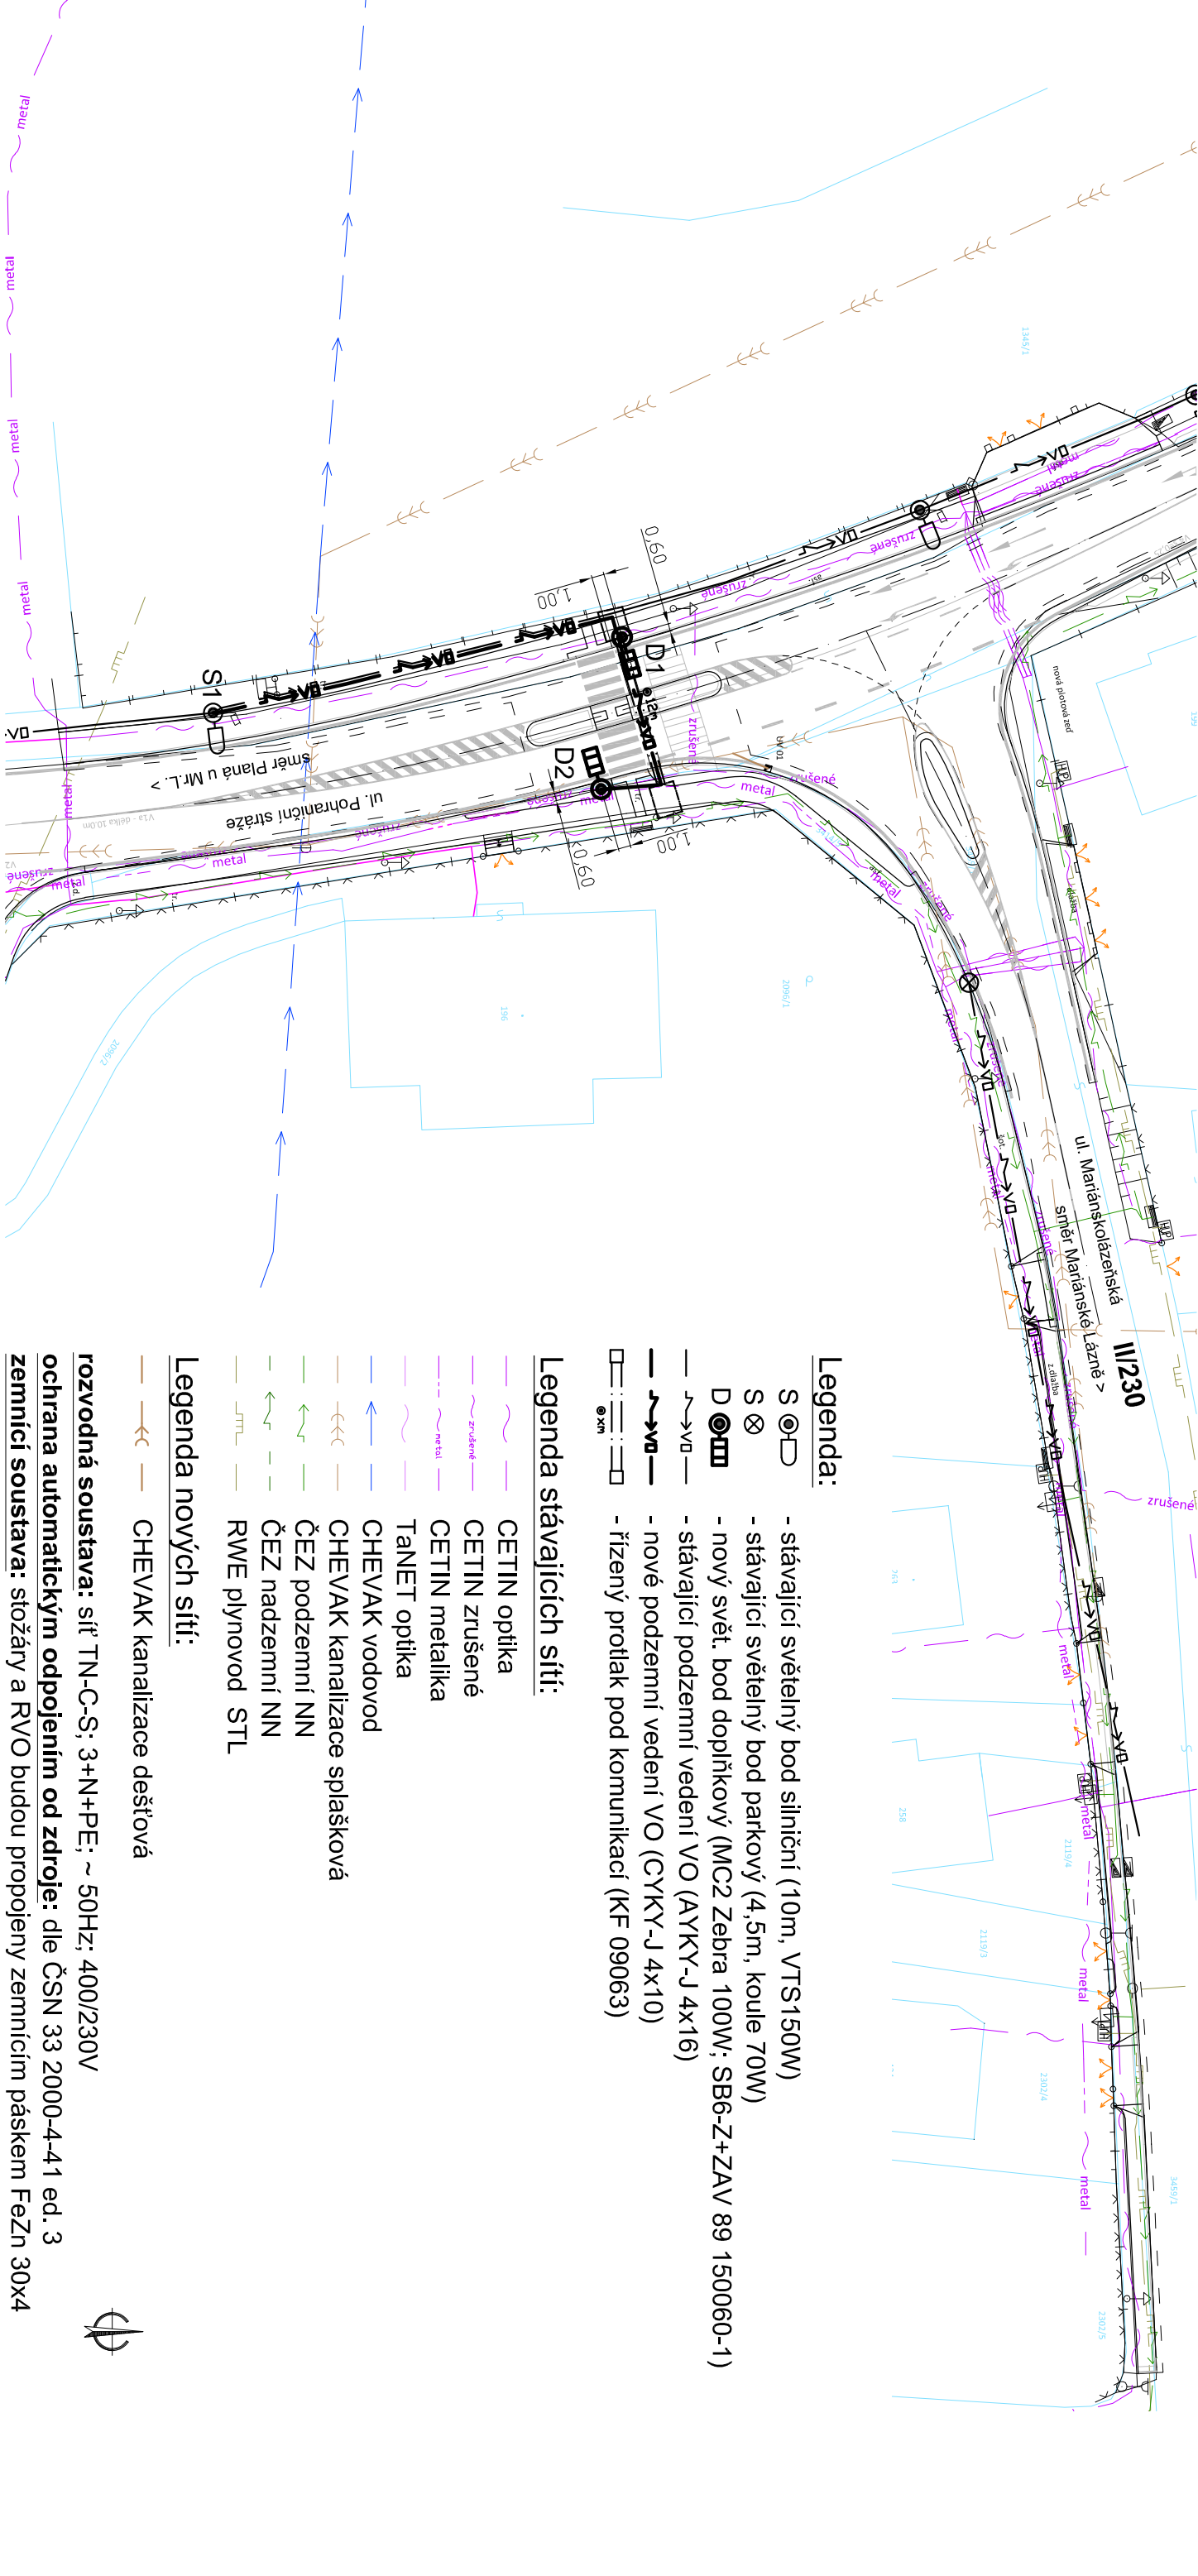

Situování světelných bodů:

Řezy výkopů:

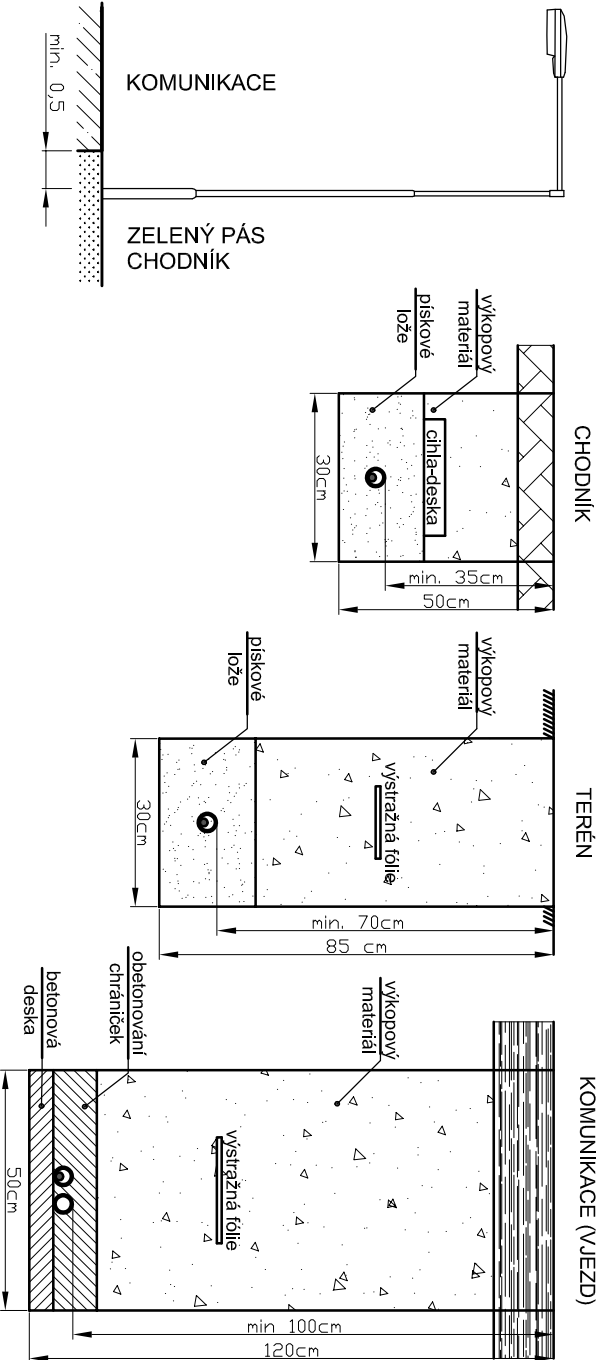

Legenda:

- S - stávající světelný bod silniční (10m, VTS150W)
- S - stávající světelný bod parkový (4,5m, koule 70W)
- D - nový svět. bod doplňkový (MC2 Zebra 100W; SB6-Z+ZAV 89 150060-1)
- D - stávající podzemní vedení VO (AYKY-J 4x16)
- - nové podzemní vedení VO (CYKY-J 4x10)
- - řízený protlak pod komunikací (KF 09063)

Legenda stávajících sítí:

- CETIN optika
- CETIN zrušené
- CETIN metalika
- TANET optika
- CHEVAK vodovod
- CHEVAK kanalizace splašková
- ČEZ podzemní NN
- ČEZ nadzemní NN
- RWE plynovod STL

Legenda nových sítí:

- CHEVAK kanalizace dešťová

rozvodná soustava: síť TN-C-S; 3+N+PE; ~ 50Hz; 400/230V

ochrana automatickým odpojením od zdroje: dle ČSN 33 2000-4-41 ed. 3

zemnicí soustava: stožáry a RVO budou propojeny zemnicím páskem FeZn 30x4

ostatní potřebné údaje: viz Technická zpráva

ELVOST		projekty elektro návrhy a dodávky osvětlení	nám Krále Jiřího 8, Cheb Tel.: 354 436 246 IČO: 46862579 e-mail: elvost@seznam.cz	Paré:
Projektant:	Ing. Jiří Vorač	Zodpovědný projektant:	Ing. Jiří Stehlík	Číslo zakázky: 170507
Stavebník:	Městys Chodová Planá, Pohraniční stráž 129, 348 13 Chodová Planá			Datum: 06/2017
Kraj:	Karlovarský	Obec:	Chodová Planá	Měřítko: 1:500
Akce:	Chodník a přechod pro chodce u školy Chodová Planá, ul. Pohraniční stráž			Stupeň: DSP
Část:	C.4 Veřejné osvětlení			Číslo výkresu: C.4.2
Obsah:	Situace veřejného osvětlení			