


	VOZOVKA - BET. DLAŽBA TL. 80mm
	PARKOVIŠTĚ - BET. DLAŽBA TL. 80 mm
	CHODNÍK - BET. DLAŽBA TL. 60 mm
	TERÉNNÍ ÚPRAVY/REKULTIVACE + TRAVNATÉ PLOCHY
	SPOJOVACÍ KRČEK - nový
	NOVÉ OBJEKTY
	STÁVAJÍCÍ CHODNÍK

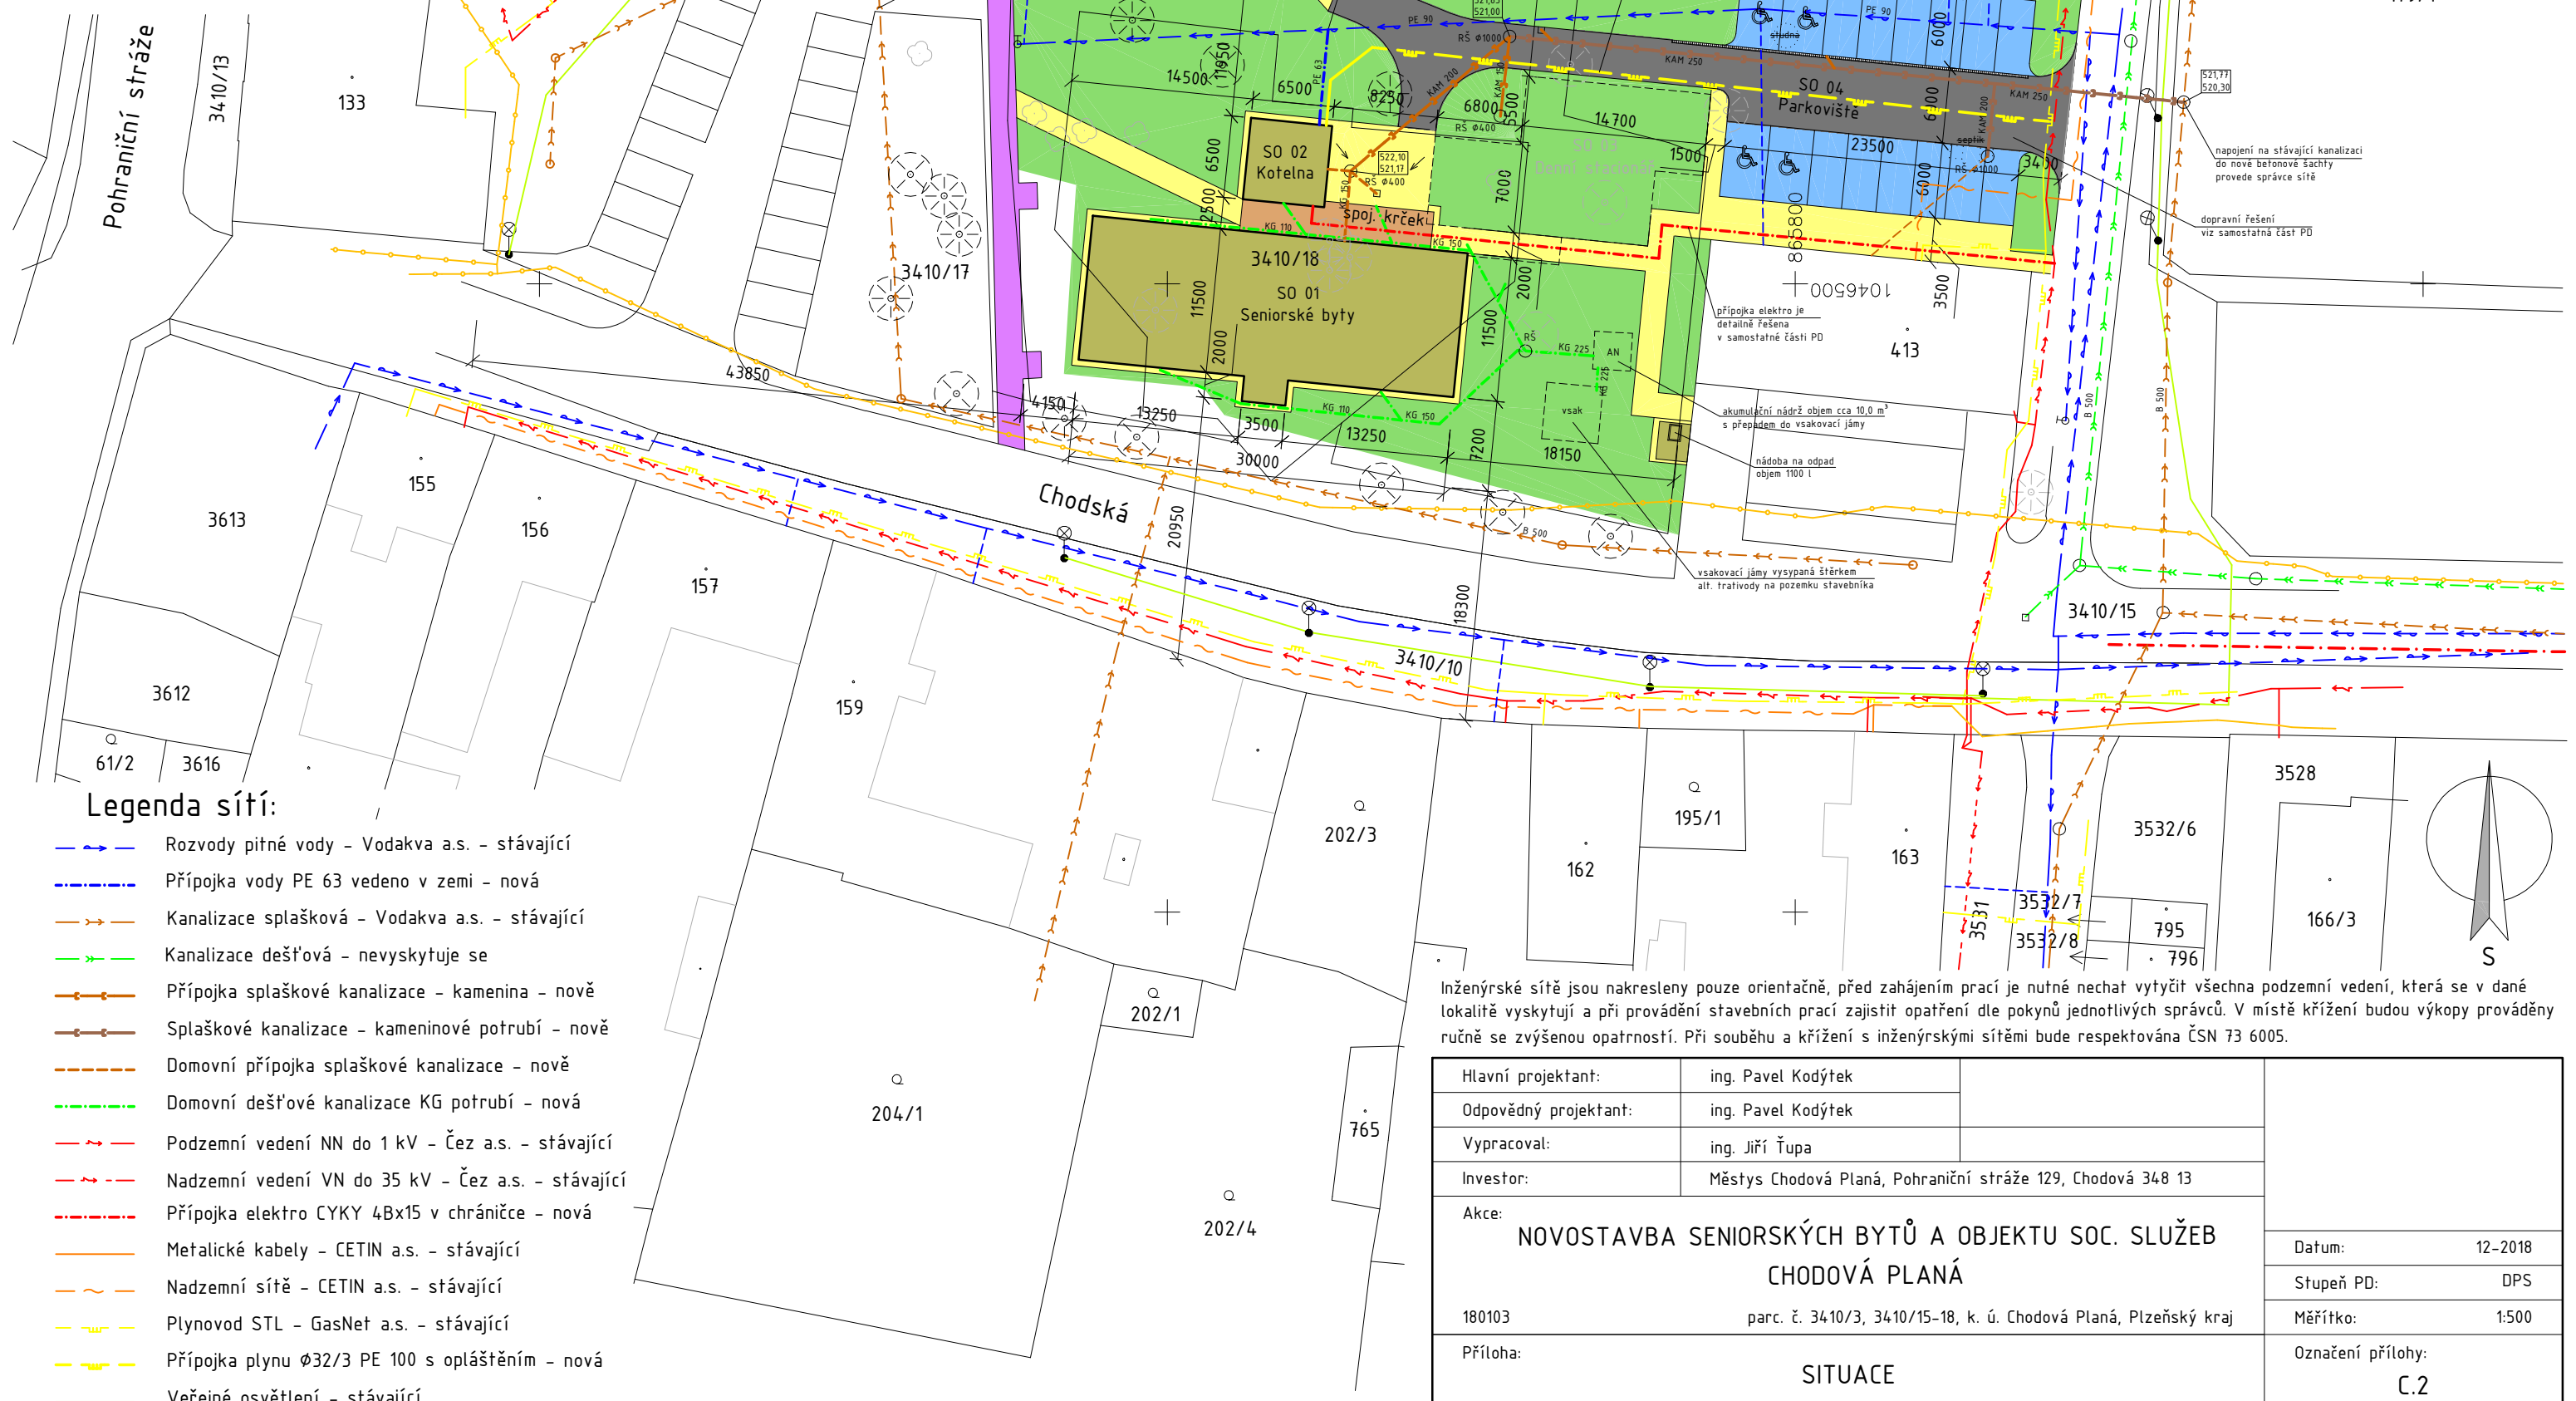

	Rozvody pitné vody - Vodakva a.s. - stávající
	Přípojka vody PE 63 vedeno v zemi - nová
	Kanalizace splašková - Vodakva a.s. - stávající
	Kanalizace dešťová - nevyskytuje se
	Přípojka splaškové kanalizace - kamenina - nově
	Splaškové kanalizace - kameninové potrubí - nově
	Domovní přípojka splaškové kanalizace - nově
	Domovní dešťové kanalizace KG potrubí - nová
	Podzemní vedení NN do 1 kV - Čez a.s. - stávající
	Nadzemní vedení VN do 35 kV - Čez a.s. - stávající
	Přípojka elektro ČYKY 4Bx15 v chrániče - nová
	Metalické kabely - CETIN a.s. - stávající
	Nadzemní sítě - CETIN a.s. - stávající
	Plynovod STL - GasNet a.s. - stávající
	Přípojka plynu Ø32/3 PE 100 s opláštěním - nová
	Veřejné osvětlení - stávající

Inženýrské sítě jsou nakresleny pouze orientačně, před zahájením prací je nutné nechat vytyčit všechna podzemní vedení, která se v dané lokalitě vyskytují a při provádění stavebních prací zajistit opatření dle pokynů jednotlivých správců. V místě křížení budou výkopy prováděny ručně se zvýšenou opatrností. Při souběhu a křížení s inženýrskými sítěmi bude respektována ČSN 73 6005.

Hlavní projektant:	ing. Pavel Kodýtek	
Odpovědný projektant:	ing. Pavel Kodýtek	
Vypracoval:	ing. Jiří Ťupa	
Investor:	Městys Chodová Planá, Pohraniční stráž 129, Chodová 348 13	
Akce: NOVOSTAVBA SENIORSKÝCH BYTŮ A OBJEKTU SOC. SLUŽEB CHODOVÁ PLANÁ		Datum: 12-2018
180103	parc. č. 3410/3, 3410/15-18, k. ú. Chodová Planá, Plzeňský kraj	Stupeň PD: DPS
Příloha:	SITUACE	Měřítko: 1:500 Označení přílohy: C.2