


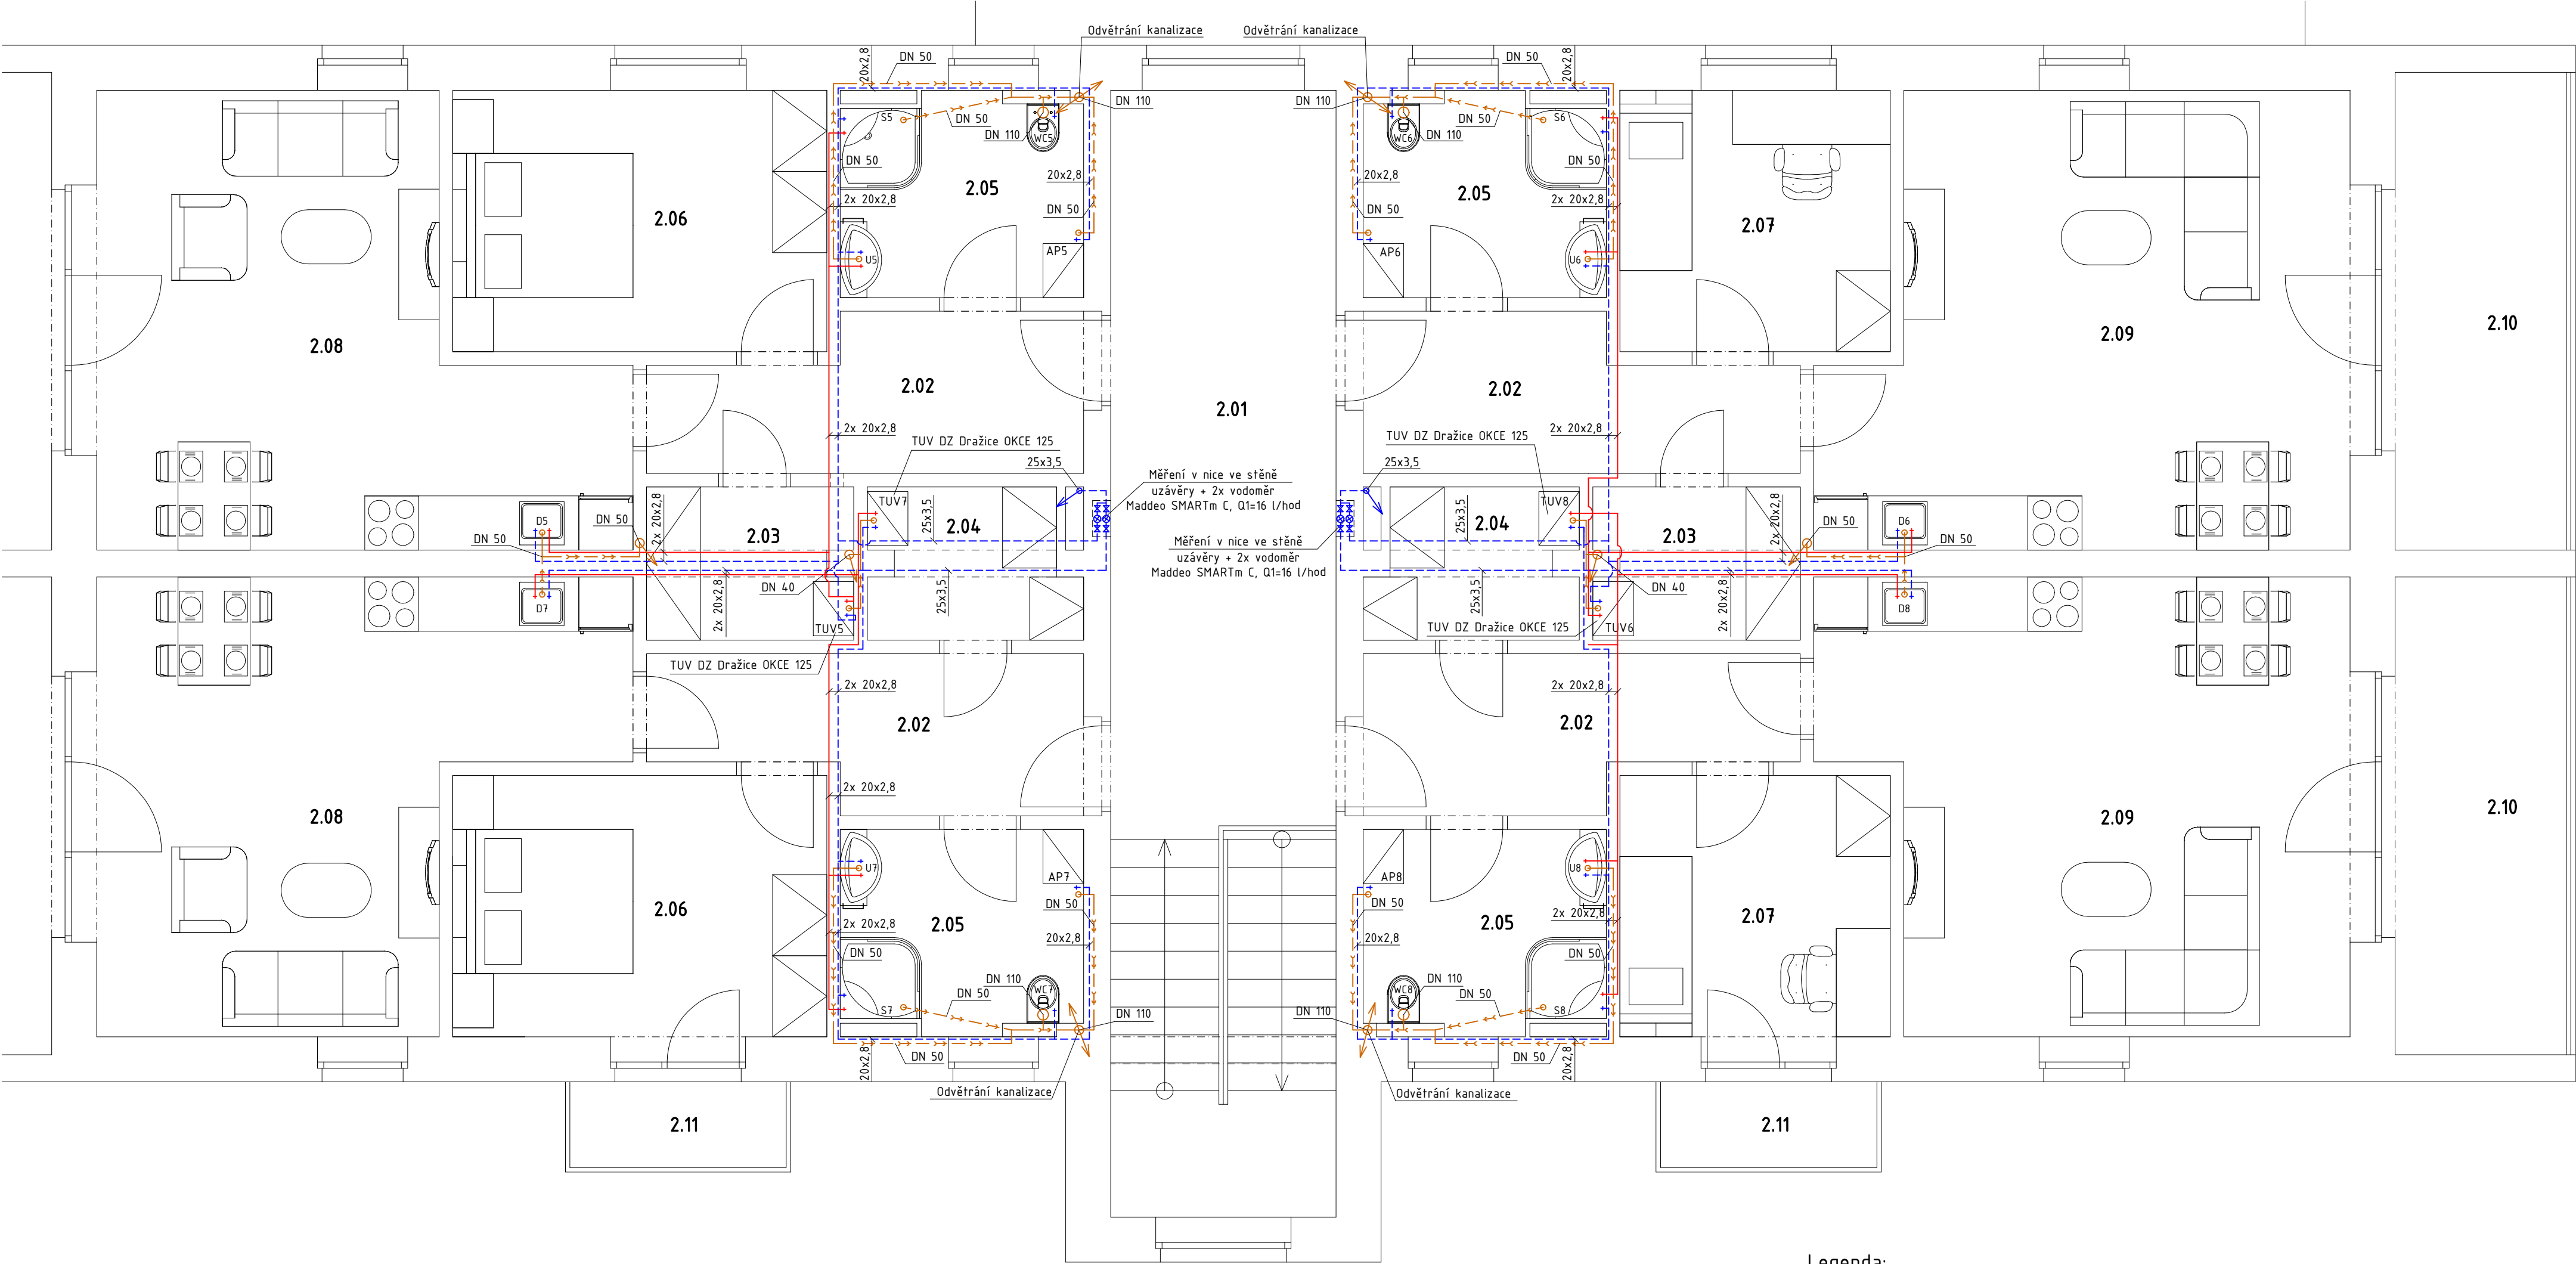

Legenda místností:


číslo	místnost	počet	plocha [m²]
2.01	Chodba	1	20,58
2.02	Chodba bytu	4	7,44
2.03	Šatna	2	3,82
2.04	Šatna	2	3,69
2.05	Koupelna+WC	4	5,90
2.06	Pokoj	2	12,03
2.07	Pokoj	2	8,70
2.08	Obývací pokoj+KK	2	23,79
2.09	Obývací pokoj+KK	2	27,30
2.10	Lodžie	4	10,60
2.11	Balkon	2	2,28

Legenda:

- Studená voda – PPR + izolace Mirelon
- Teplá voda – PPR + izolace Mirelon
- Kanalizační potrubí – PVC s gum. těsněním

KAŽDÝ BYT BUDE MÍT VLASTNÍ PODRUŽNÉ MĚŘENÍ

- Poznámky:
- Konkrétní výběr zařizovacích předmětů provede zhotovitel po dohodě se stavebníkem, následně je nutné ověřit polohu a dimenze potrubí pro napojení jednotlivých zařizovacích předmětů.

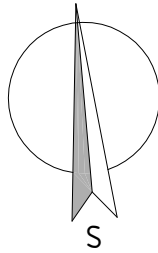

Hlavní projektant:	ing. Pavel Kodýtek		
Odpovědný projektant:	ing. Pavel Kodýtek		
Vypracoval:	ing. Jiří Ťupa		
Investor:	Městys Chodová Planá, Pohraniční stráž 129, Chodová 348 13		
Akce:	NOVOSTAVBA SENIORSKÝCH BYTŮ A OBJEKTU SOC. SLUŽEB CHODOVÁ PLANÁ – ETAPA I.		Datum: 12-2018
180103	parc. č. 34/10/3, 34/10/15-18, k. ú. Chodová Planá, Plzeňský kraj		Stupeň PD: DPS
Příloha:	ZTI – PŮDORYS 2.NP		Měřítko: 1:50
			Označení přílohy: D.1.4.1.04