


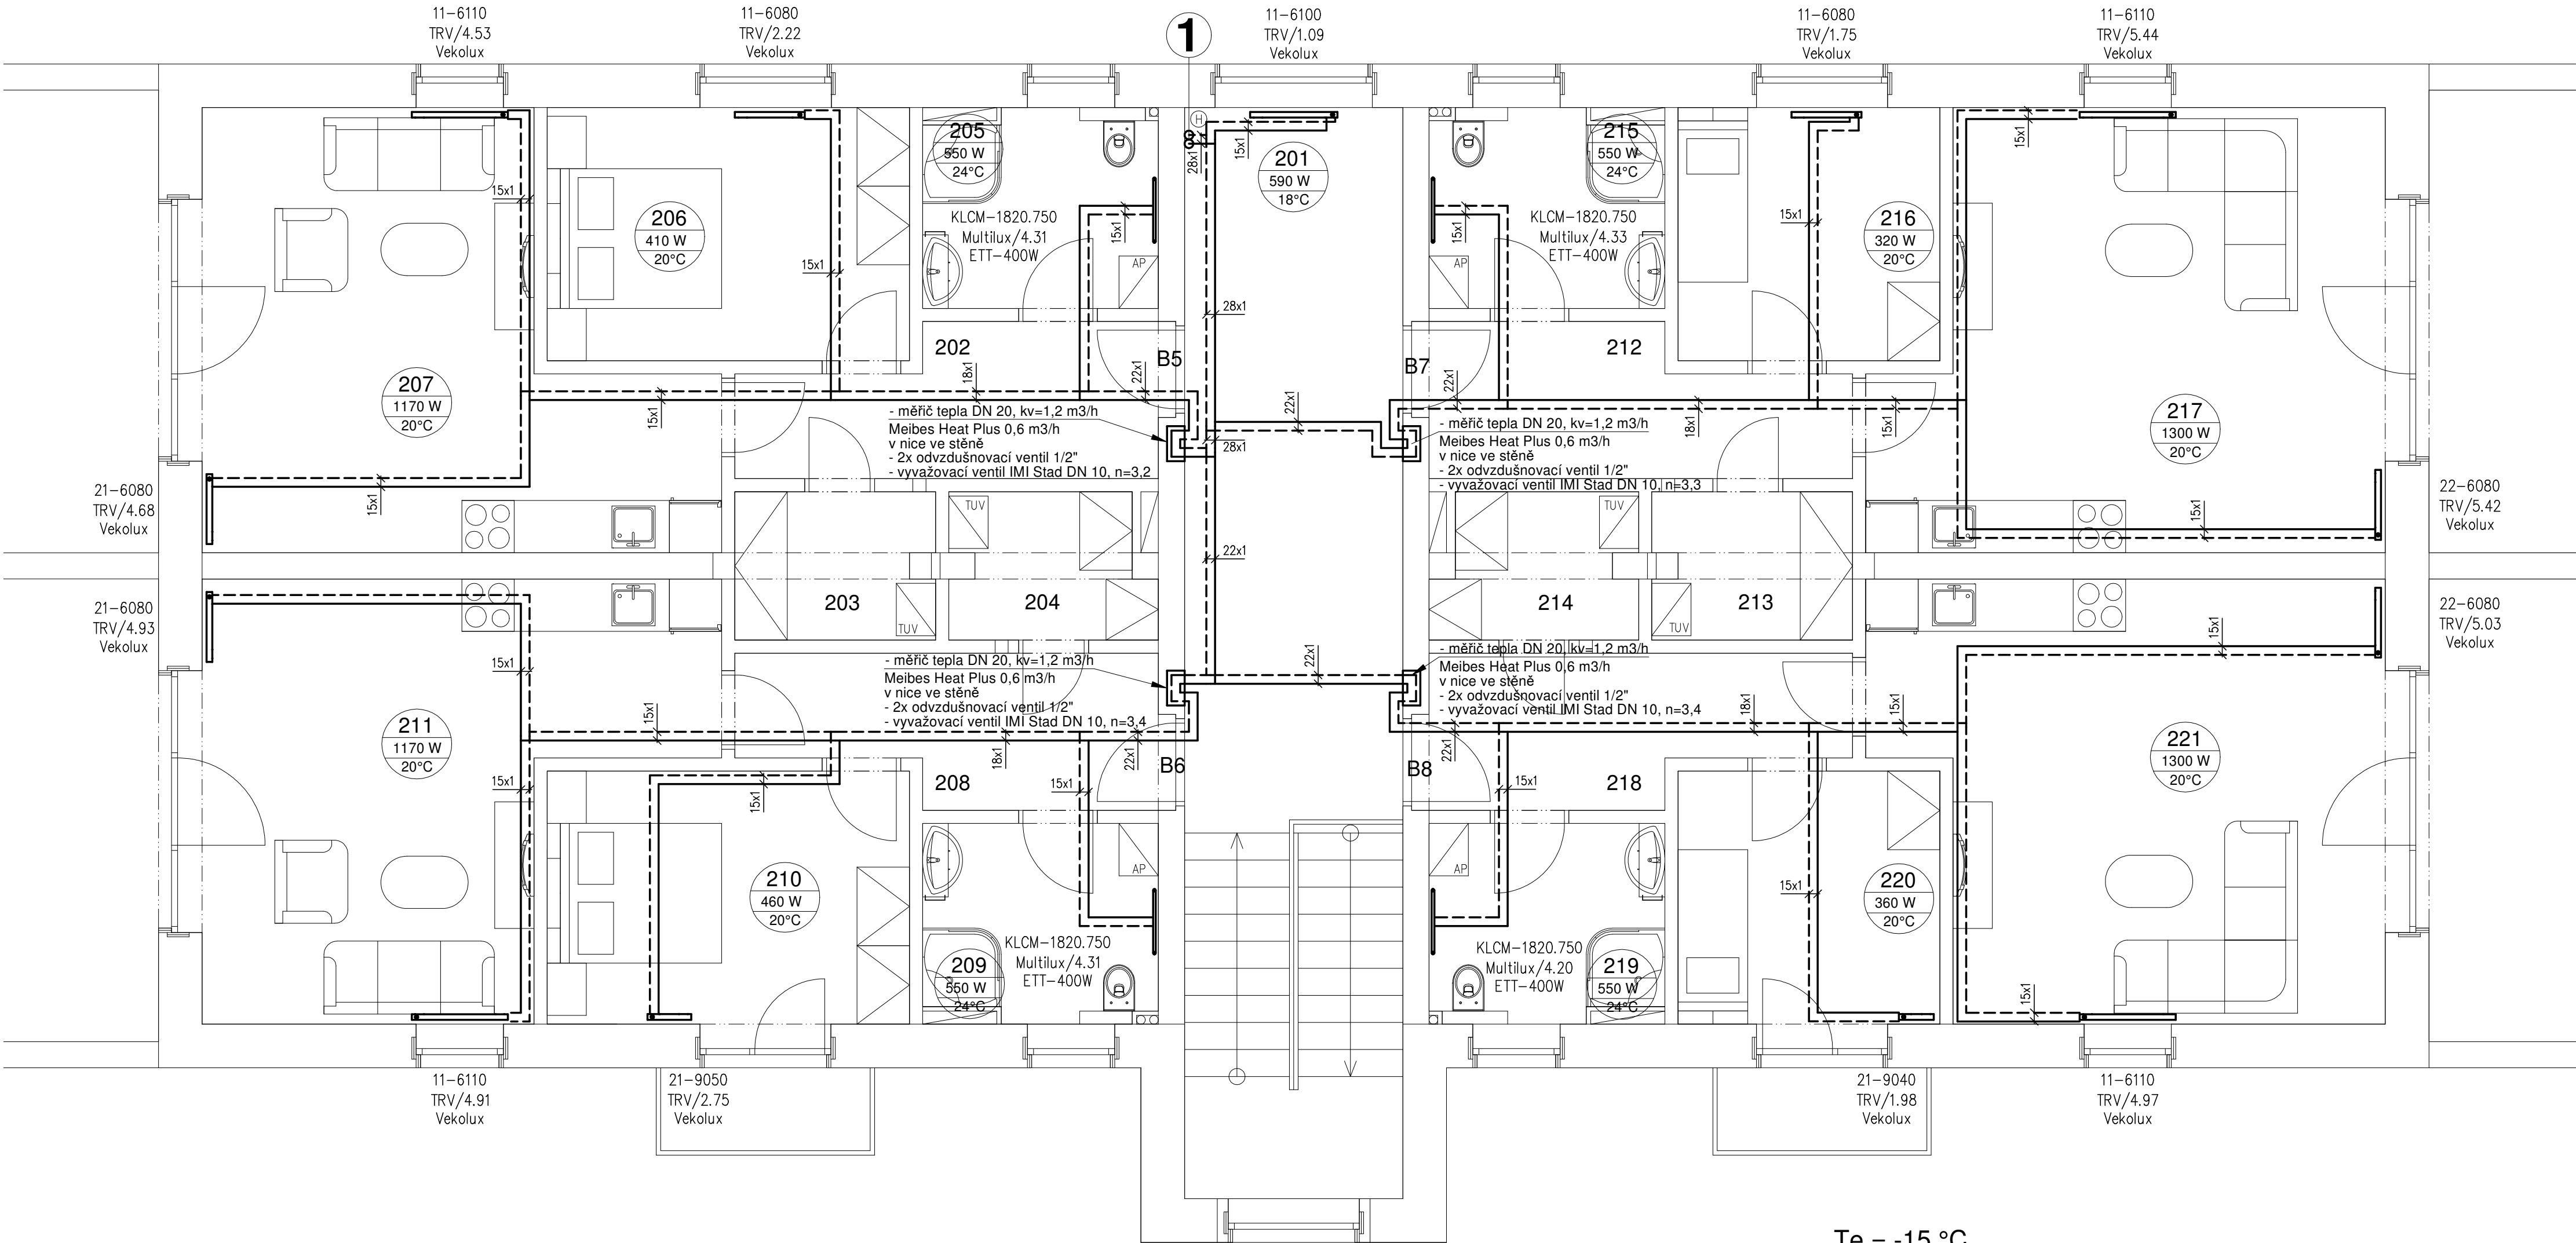


Legenda místností:

číslo	místnost	plocha [m²]
201	Chodba	20,58
202, 208, 212, 216	Chodba bytu	7,44
203, 213	Šatna	3,82
204, 214	Šatna	3,69
205, 209, 215, 219	Koupelna+WC	5,90
206	Pokoj	12,03
210	Pokoj	12,03
216	Pokoj	8,70
220	Pokoj	8,70
207, 211	Obývací pokoj+KK	23,79
217, 221	Obývací pokoj+KK	27,30

LEGENDA

- rozvody provedeny z měděných trubek
- rozvody v podlaze s TI TUBOLIT DG (tl.=20mm)
- otopná desková tělesa KORADO Radik VK na integrovaném TRV osazena TRH připojena ze stěny přes "H" šroubení IMI Vekolux DN15
- otopné trubkové těleso KORADO Koralux KLCM připojena ze stěny přes "H" ventil IMI Multilux DN15 s TRH
- otopná voda přívodní - v podlaze
- - - otopná voda vratná - v podlaze

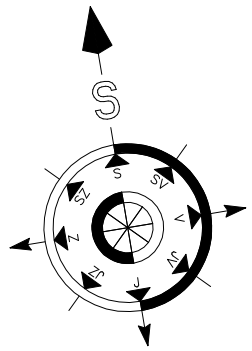

větev "B":
 $\Delta T = 58/46 \text{ }^{\circ}\text{C}$
 $m = 1650 \text{ kg/h}$
 $dP = 23 \text{ kPa}$

Te = -15 °C

Ing. Radek SPURNÝ projektant - autorizovaný technik		Ing. Radek SPURNÝ, MOCHTÍN 38 , 339 01 KLATOVY TEL.: 376 321 895 IČO : 663 84 150	
zodp. projektant:	projektant:	kreslil:	číslo zakázky:
Ing. Radek SPURNÝ	Ing. Jakub SPURNÝ	Ing. Jakub SPURNÝ	136 / 2018
Investor: Městys Chodová Planá Pohraniční Stráže č.p.129 ,348 13 CHODOVÁ PLANÁ			paré číslo:
Stavba: Chodová Planá - p.č. 3410/3,3410/15 - 18 NOVOSTAVBA SENIORSKÝCH BYTŮ A OBJ. SOC. SLUŽEB			formát: A2
datum: leden 2019			účel: prováděcí projekt
Název výkresu: VYTÁPĚNÍ PŮDORYS 2.NP			měřítko: 1 : 50
			číslo výkresu: D.1.4.3.4