


PŮDORYS - 1.NP

ve skříňce v nice na fasádě - volně přístupné místo

H.U.P. - KU DN 25
regulátor tlaku plynu RP 6/ Fischer B6/
plynoměr BK - G4 , rozteč 250 mm
KU - DN 25 za plynoměrem

STL plynová přípojka

ROBUST PIPE SDR 11 PE 100 de 32 / DN 25 / - vedeno v zemi
souběžně s potrubím vložen signální vodič CY 4mm

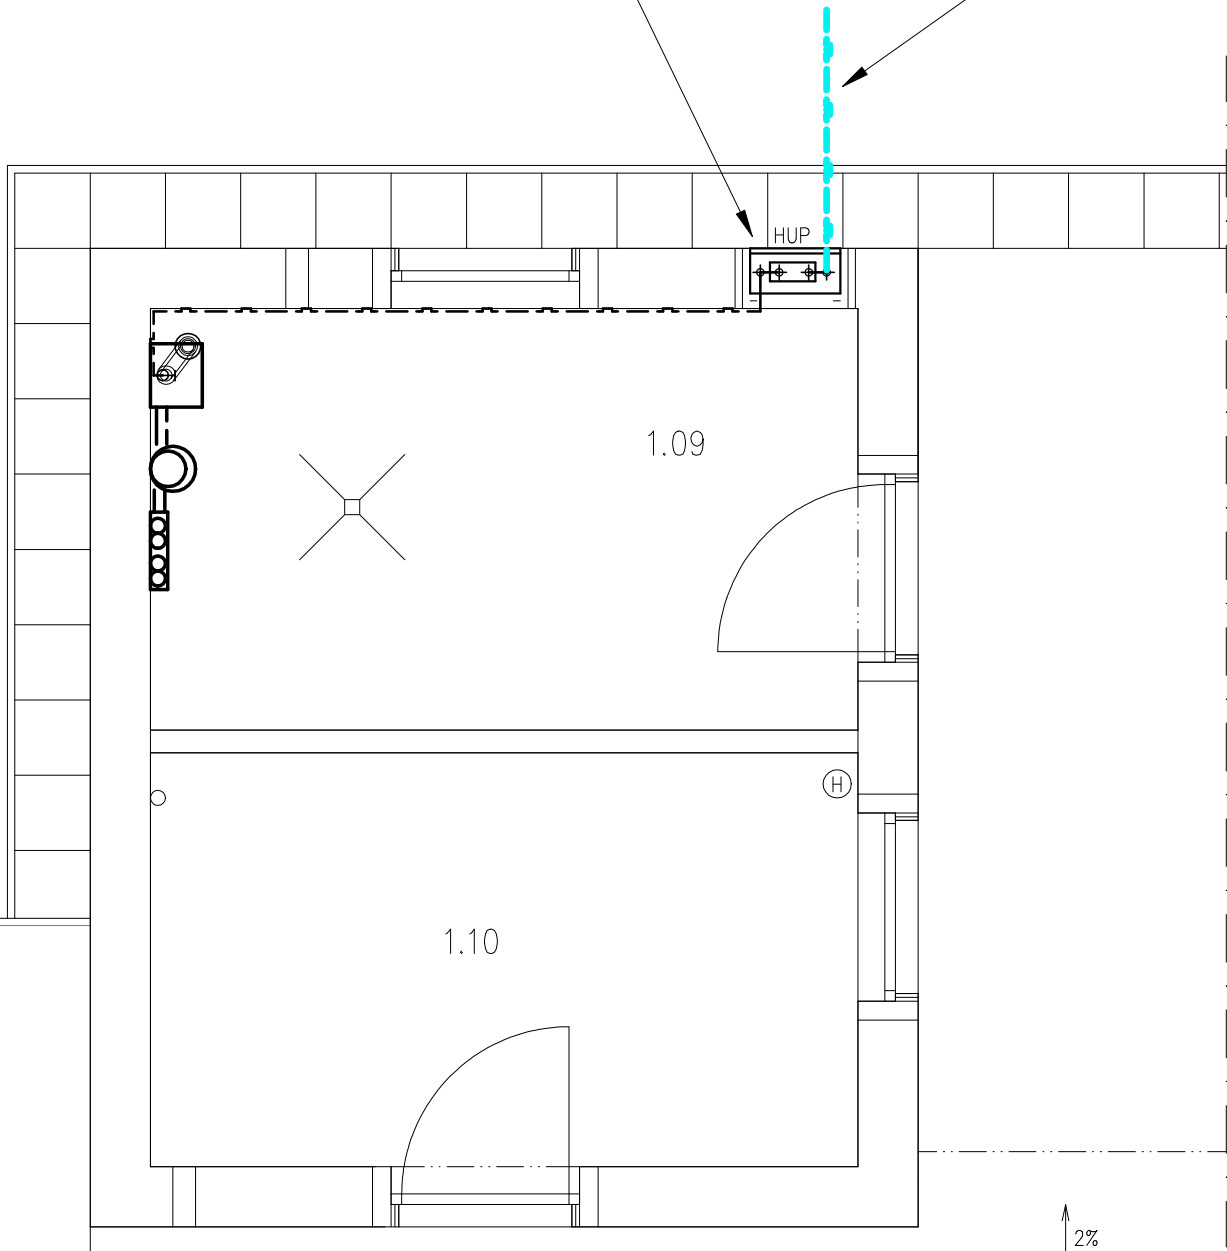

LEGENDA

- NTL domovní plynovod - vnitřní rozvod
--- STL plynová přípojka

Poznámka plyn:

- rozvody provedeny z ocelových trubek svařovaných v příslušných dimenzích případně měděných vhodných pro rozvod plynu
- rozvody provedeny ve stěně pod omítkou z trubek izolovaných "bralen"
- rozvody kotveny třmeny ke stěně
- po skončení montážních prací rozvod natřít pruhy s žlutou barvou před a za zdí

Ing. Radek SPURNÝ projektant - autorizovaný technik		Ing. Radek SPURNÝ, MOCHTÍN 38 , 339 01 KLATOVY TEL.: 376 321 895 IČO : 663 84 150		
zodp. projektant:	projektant:	kreslil:	číslo zakázky: 136 / 2018	paré číslo:
Ing. Radek SPURNÝ	Ing. Jakub SPURNÝ	Ing. Jakub SPURNÝ		
Investor: Městys Chodová Planá Pohraniční Stráže č.p.129 ,348 13 CHODOVÁ PLANÁ				
Stavba: Chodová Planá - p.č. 3410/3,3410/15 - 18 NOVOSTAVBA SENIORSKÝCH BYTŮ A OBJ. SOC. SLUŽEB			formát:	2 A4
			datum:	leden 2019
			účel:	prováděcí projekt
Název výkresu:	STL PLYNOVÁ PŘÍPOJKA PŮDORYS 1. NP		měřítko: 1 : 50	číslo výkresu: D.1.4.4.4